


PŮDORYS 3. NP

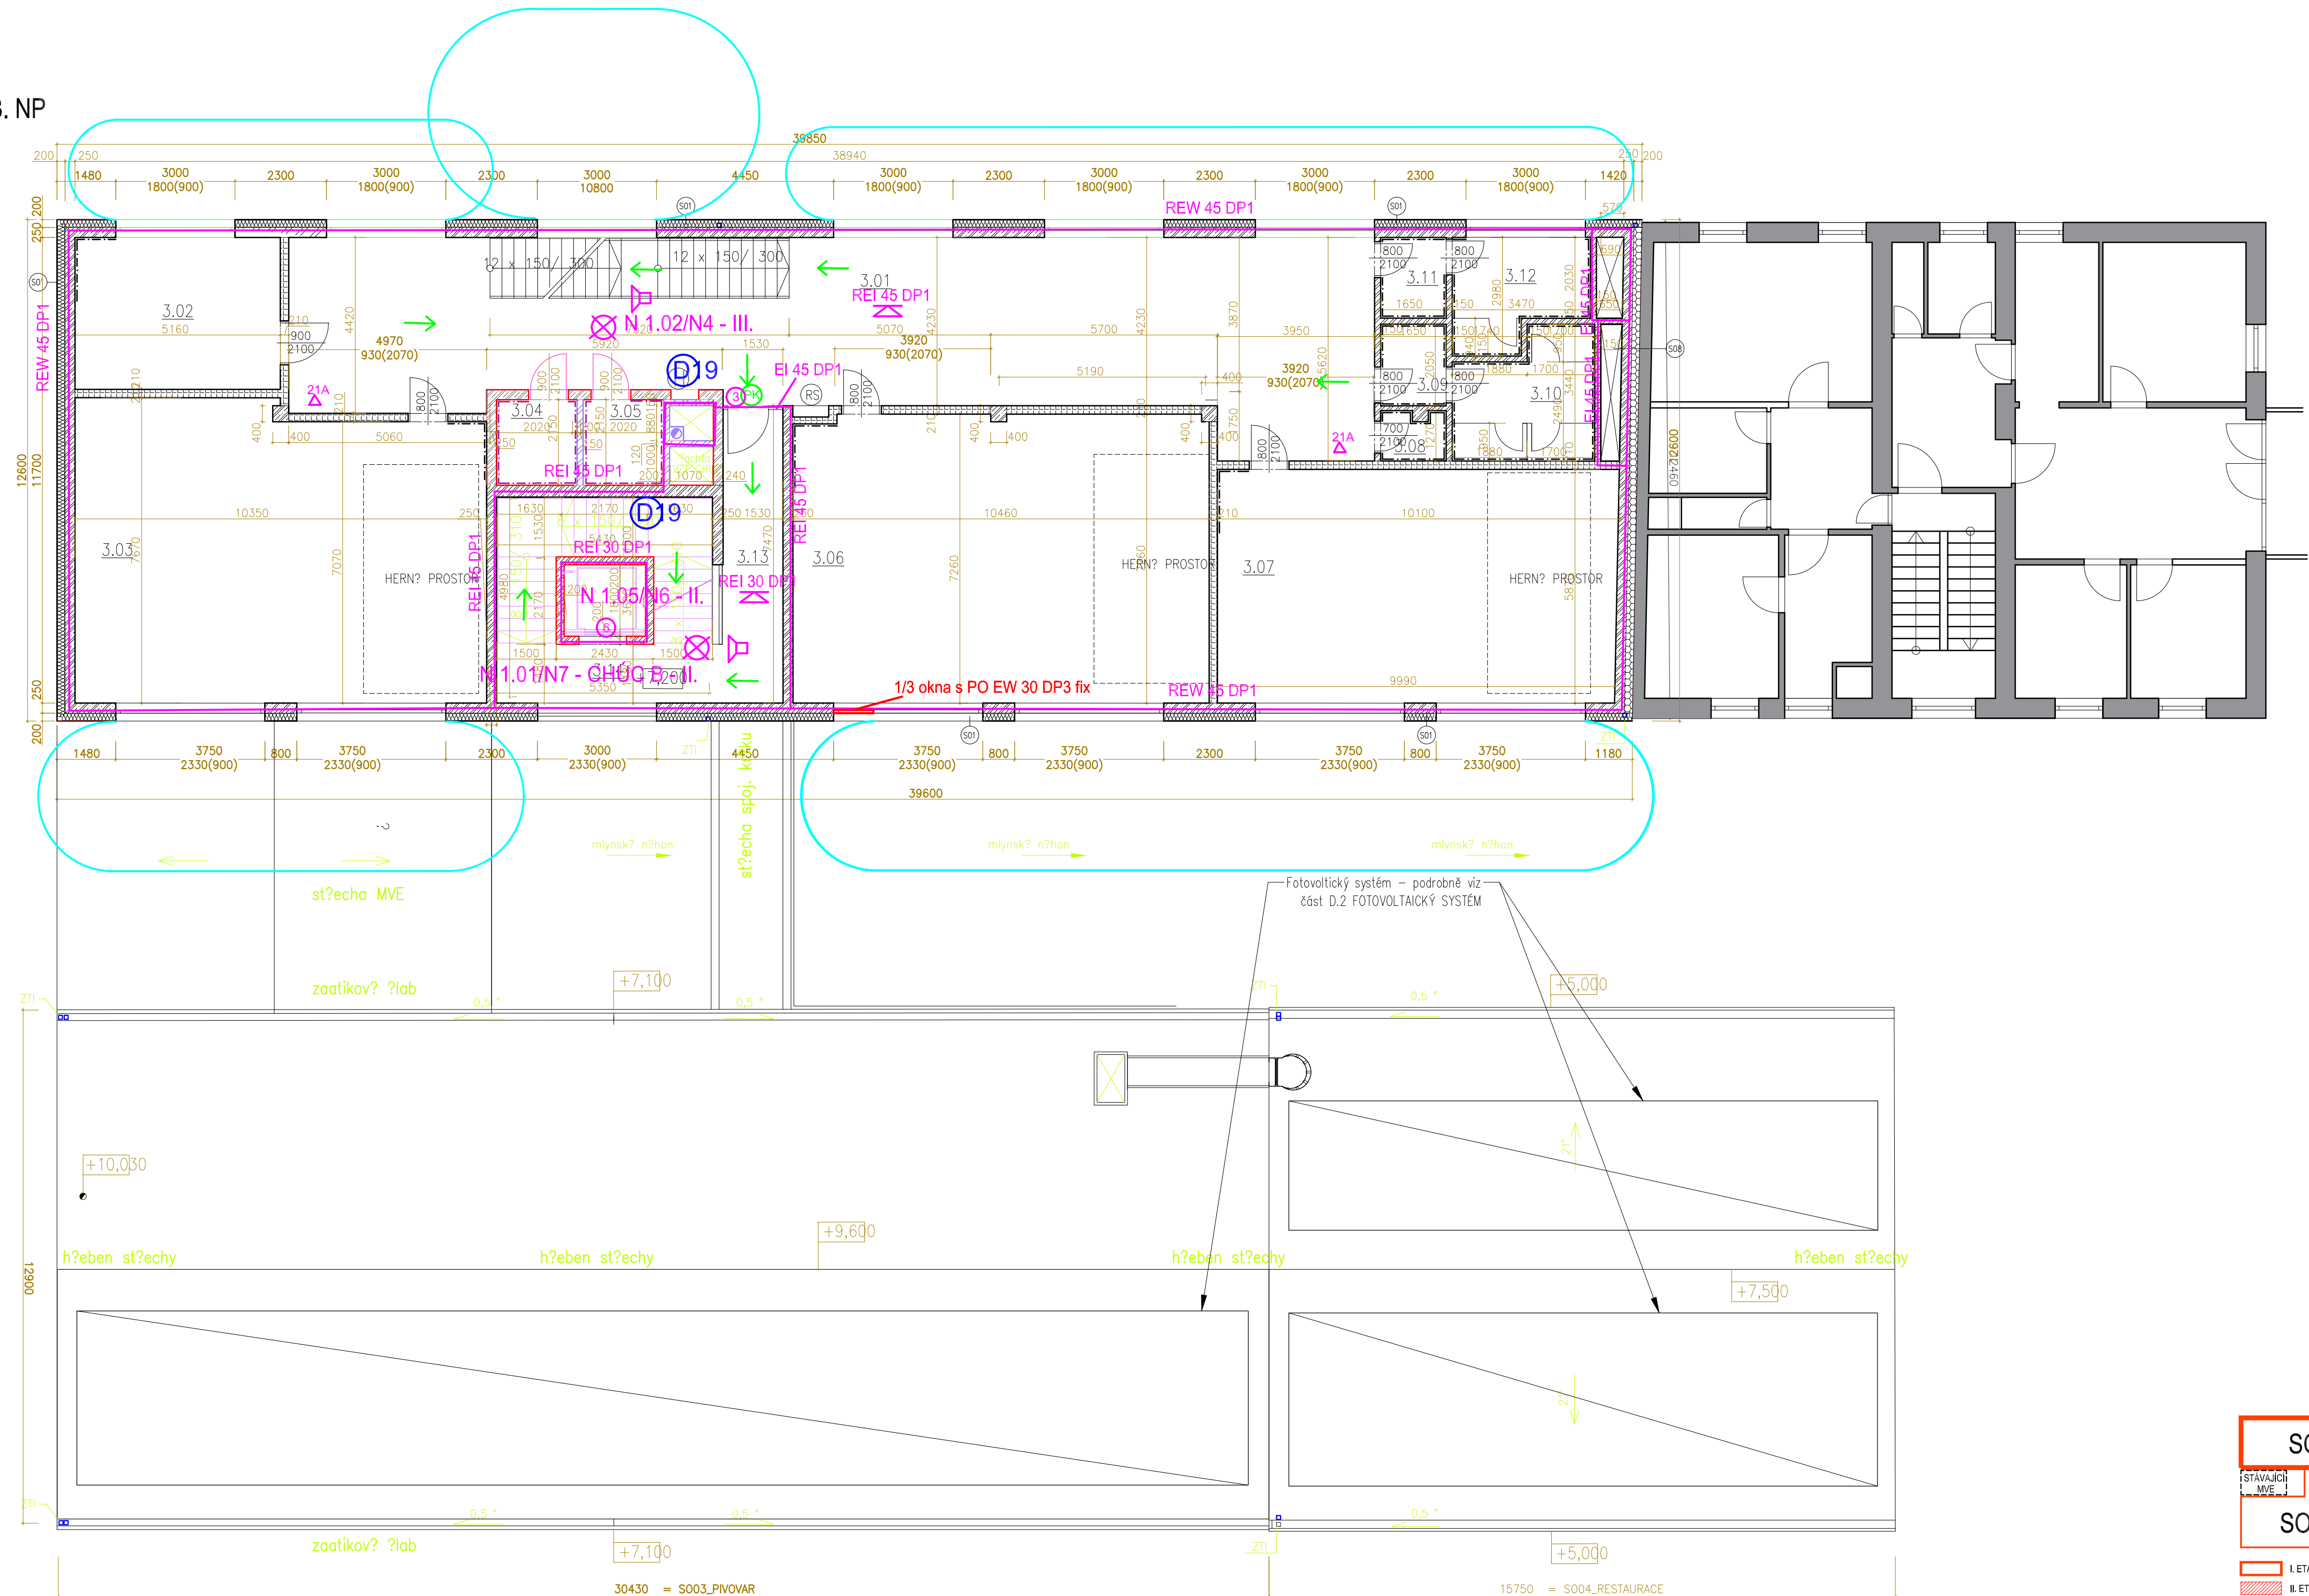

VÝPIS MÍSTNOSTÍ 3.NP – S002


číslo	název místnosti	sv. výška (m)	placha (m ²)	podlaha	OZN.	stěny	poznámka
3.01	respirium	3,00	podhled	108,0	litě pu stěrka		
3.02	kabinet	3,00	podhled	19,6	sametový vlny	P15	
3.03	kmenová třída	3,00	podhled	76,3	sametový vlny	P15	
3.04	wc pedagog muž/ímobil.	2,70	podhled SDK	4,2	litě pu stěrka		keram. obklad
3.05	wc pedagog ženy/ímobil.	2,70	podhled SDK	4,2	litě pu stěrka		keram. obklad
3.06	kmenová třída	3,00	podhled	76,0	sametový vlny	P15	
3.07	kmenová třída	3,00	podhled	59,0	sametový vlny	P15	
3.08	úklidová místnost	2,70	podhled SDK	2,0	litě pu stěrka		keram. obklad
3.09	předšifka wc – dívky	2,70	podhled SDK	3,4	litě pu stěrka		keram. obklad
3.10	wc dívky	2,70	podhled SDK	10,5	litě pu stěrka		keram. obklad
3.11	předšifka wc – chlapci	2,70	podhled SDK	3,4	litě pu stěrka		keram. obklad
3.12	wc – chlapi	2,70	podhled SDK	8,7	litě pu stěrka		keram. obklad
3.13	chodba	3,00	podhled	11,8	keram. dlažba	P06	CHUC typu B
3.14	schodiště	3,00	podhled	26,3	keram. dlažba	P06	CHUC typu B

Legenda požárních uzávěrů:

- 1 EW 30 DP3-C
- 2 EI 45 DP1-SC
- 3 EI 30 DP3-SC
- 4 EI 30 DP3-SC+koordinátor uzavírání
- 5 EI 45 DP2-SC
- 6 EW 15 DP1-C

Legenda značek:

- REI 45 DP1 Požadavek na požární odolnost
- Hranice požárních úseků
- Odstupy
- 21A Hasičí přístroj + hasicí schopnost
- Směr úniku
- Nástěnný hydrant
- Nouzový dveřní uzávěr dle EN 179
- Dveře na únikové cestě bez zámku
- Požární úsek vybavený nouzovým osvětlením
- Zařízení akustické signalizace požáru

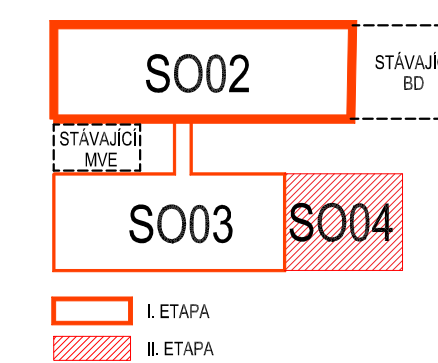

ZODPOVĚDNÝ PROJEKTANT	Ing. Martin Grešák MG Pro s.r.o., Mirová 493, 679 04 Adamov gsm : 777 587 695 email: gresak.pozarniochrana@seznam.cz	RAZÍTKO, PODPIS
OBJEDNATEL	Mlýnský ostrov, s.r.o., Fügnerovo náměstí, 27, 664 01 Blatná nad Svitavou	
ZHOTOVITEL	P.P., Architects s.r.o., Slovinská 29, 612 00 Brno	
NÁZEV AKCE	"REVITALIZACE LOKALITY MLÝNSKÝ OSTROV"	DATUM 01 / 2023
		STUPEŇ DUR+DSP
ČÁST	D.1 DOKUMENTACE STAVEBNÍHO OBJEKTU	ČÍSLO PÁŘE
ZPRACOVATEL ČÁSTI	MG Pro s.r.o., Mirová 493, 679 04 Adamov	OZN. OBJEKTU SO 02
VYPRACOVAL	Ing. Martin Grešák	SO 03
PROJEKTOVÁ ČÁST	POŽÁRNĚ BEZPEČNOSTNÍ ŘEŠENÍ	SO 04
NÁZEV VÝKRESU	Půdorys 3.NP	PROJEKTOVÁ ČÁST D.1.3
		MĚŘÍTKO 1:100
		ČÍSLO VÝKRESU 04