


PŮDORYS 6. NP

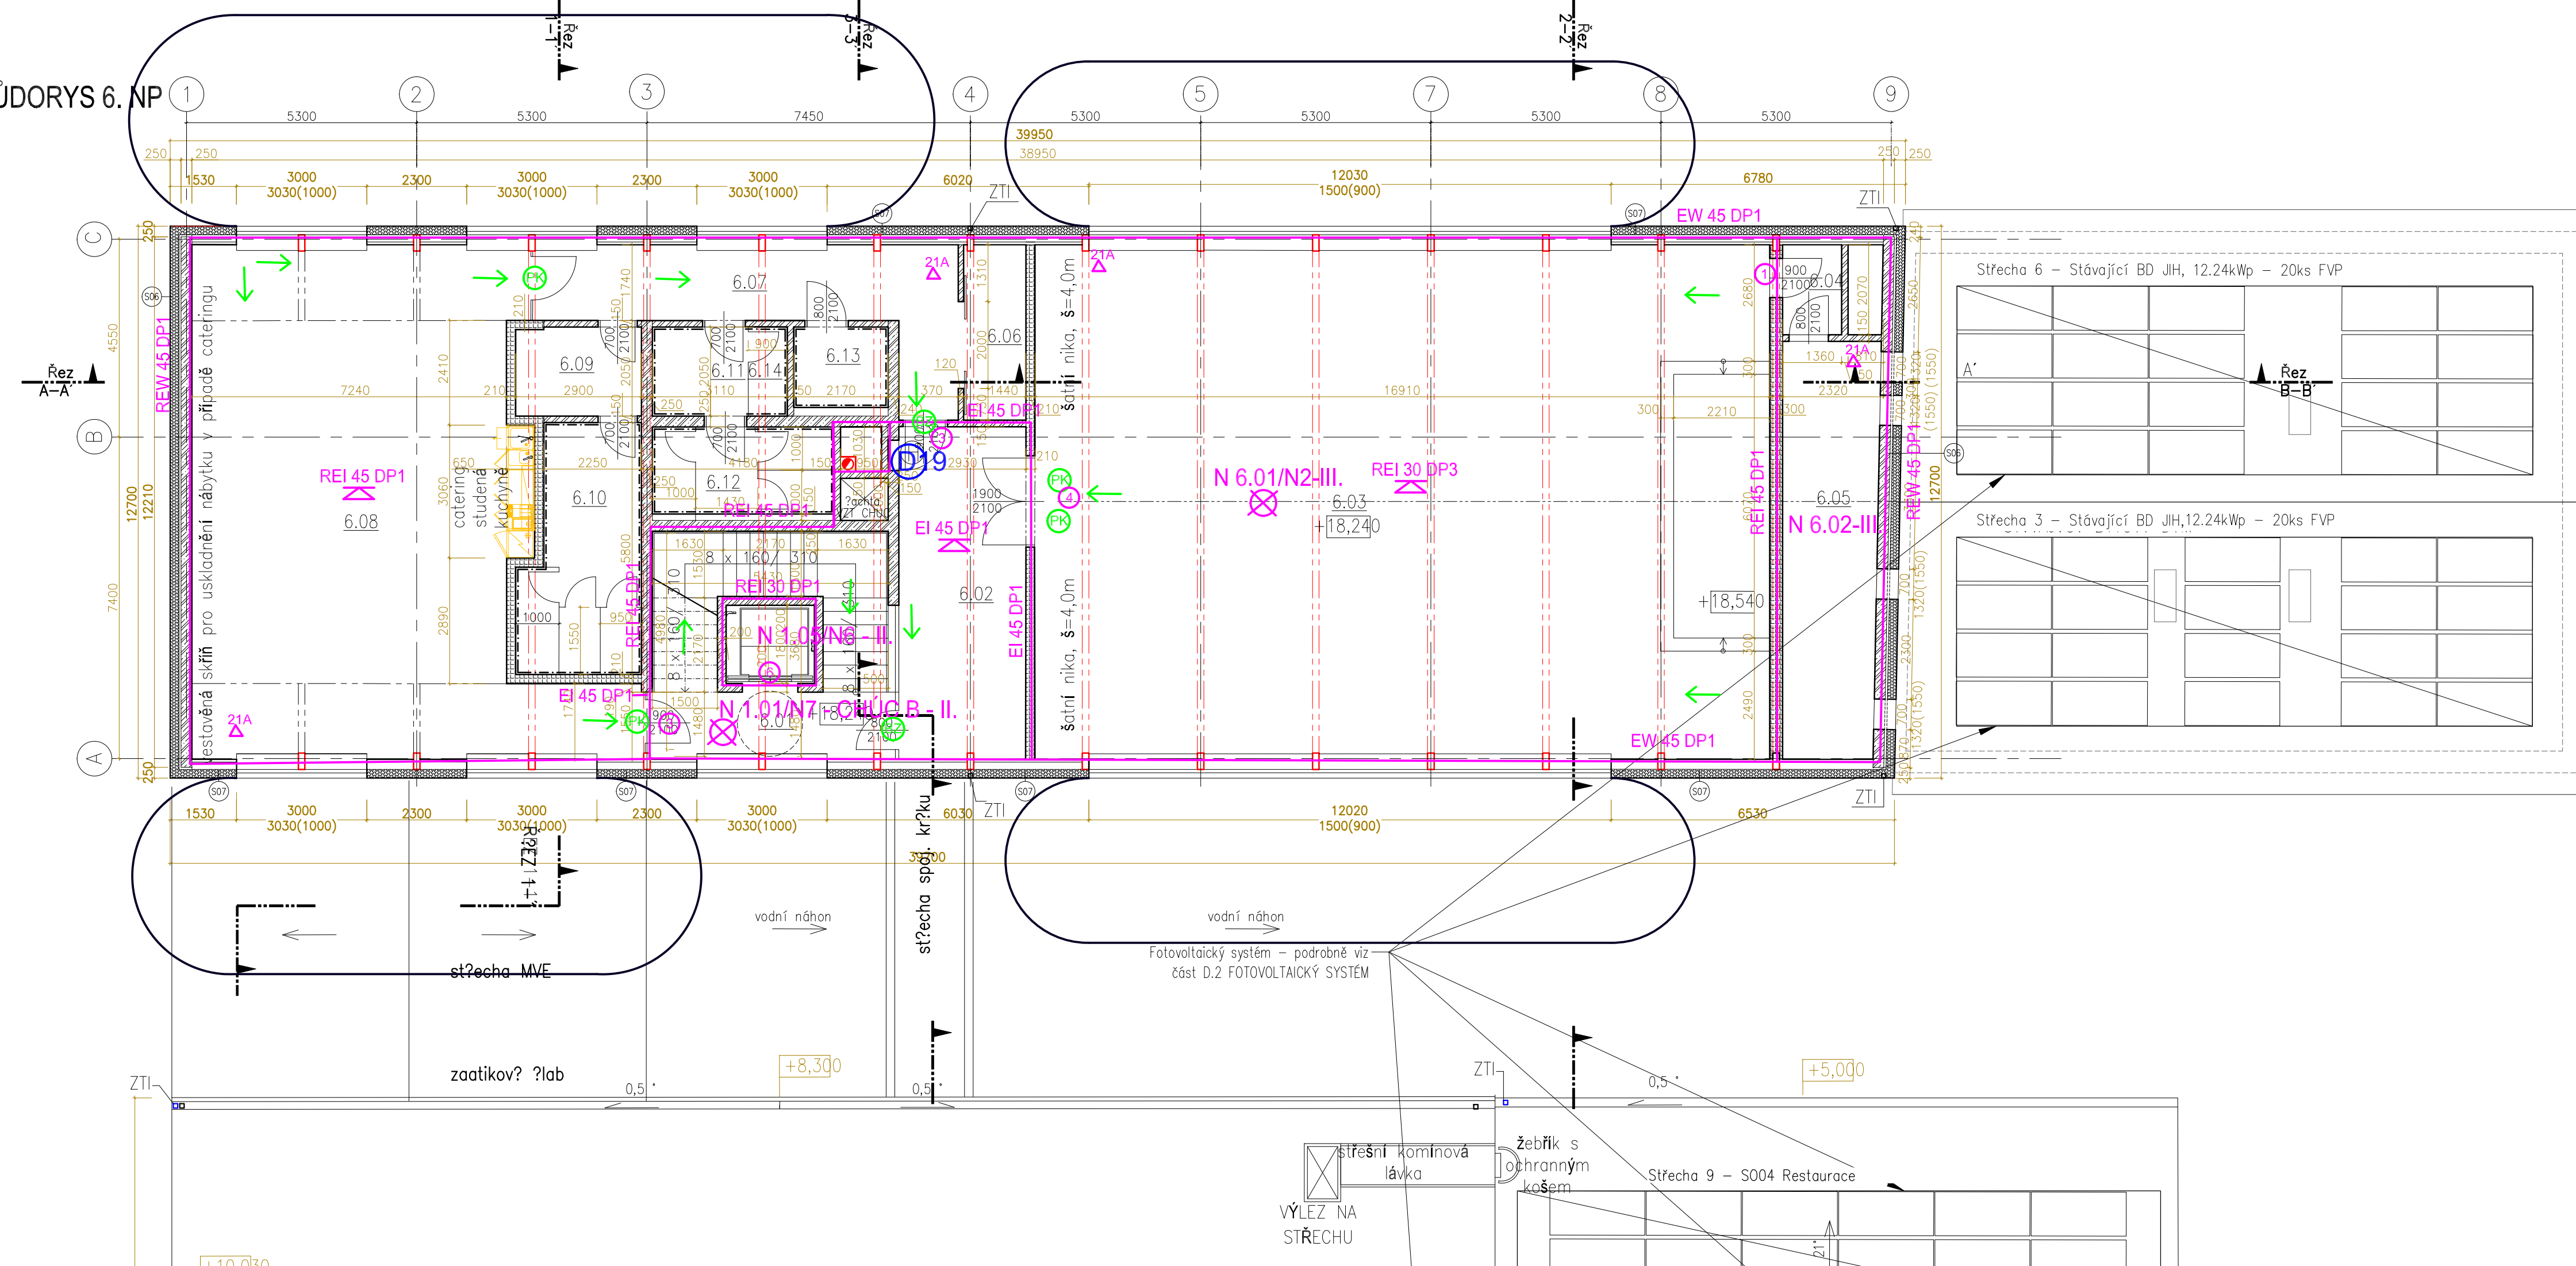

VÝPIS MÍSTNOSTÍ 6.NP - S002

číslo	název místnosti	sv. výška (m)	plocha (m ²)	podlaha	UZL	stěny	poznámka
6.01	schodiště	3,00 podhled	26,3	keram. dlažba	P10		CHUC typu B
6.02	foyer auly	3,00 podhled	22,4	lité pu stěrka			CHUC typu B
6.03	skolní aula	3,00 podhled	200,4	sametový vinyl	P08		
6.04	předstř strojovny VZT	3,00 podhled	2,8	keram. dlažba	P09		
6.05	strojovna VZT	3,00 podhled	21,0	keram. dlažba	P09		
6.06	sklad nábytku	3,00 podhled	5,8	sametový vinyl	P11		
6.07	chodba	3,00 podhled	20,1	sametový vinyl	P11		
6.08	jednací sál obce	3,00 podhled	94,1	sametový vinyl			
6.09	předstř WC páni	2,70 podhled	5,9	lité pu stěrka		keram. obklad	
6.10	WC páni	2,70 podhled	14,7	lité pu stěrka		keram. obklad	
6.11	předstř WC dámy	2,70 podhled	4,5	lité pu stěrka		keram. obklad	
6.12	WC dámy	2,70 podhled	8,1	lité pu stěrka		keram. obklad	
6.13	WC imobilní	2,70 podhled	4,0	lité pu stěrka		keram. obklad	
6.14	úklidová místnost	2,70 podhled	1,7	lité pu stěrka		keram. obklad	

- Legenda požárních uzávěrů:**
- ① EW 30 DP3-C
 - ② EI 45 DP1-SC
 - ③ EI 30 DP3-SC
 - ④ EI 30 DP3-SC+koordinátor uzavírání
 - ⑤ EI 45 DP2-SC
 - ⑥ EW 15 DP1-C
- Legenda značek:**
- REI 45 DP1 Požadavek na požární odolnost
 - Hranice požárních úseků
 - Odstupy
 - 21A Hasící přístroj + hasící schopnost
 - ← Směr úniku
 - ⊕ Nástěnný hydrant
 - ⊕ Nouzový dveřní uzávěr dle EN 179
 - ⊕ Dveře na únikové cestě bez zámku
 - ⊕ Požární úsek vybaveny nouzovým osvětlením
 - ⊕ Zařízení akustické signalizace požáru

ZODPOVĚDNÝ PROJEKTANT	Ing. Martin Grešák MG Pro s.r.o., Mírová 493, 679 04 Adamov gsm : 777 587 695 email: gresak.pozarniochrana@seznam.cz	RAZÍTKO, PODPIS
OBJEDNATEL	Mlýnský ostrov, s.r.o., Fužnerovo nábř. 27, 664 01 Bilovice nad Svitavou	
ZHOTOVITEL	P.P. Architects s.r.o., Slovinská 29, 612 00 Brno	
NÁZEV AKCE	"REVITALIZACE LOKALITY MLÝNSKÝ OSTROV"	DATUM 01 / 2023
		STUPEŇ DUR+DSP
		ČÍSLO PARÉ
ČÁST	D.1 DOKUMENTACE STAVEBNÍHO OBJEKTU	
ZPRACOVATEL ČÁSTI	MG Pro s.r.o., Mírová 493, 679 04 Adamov	OZN. OBJEKTU SO 02
VYPRACOVAL	Ing. Martin Grešák	PROJEKTOVÁ ČÁST
PROJEKTOVÁ ČÁST	POŽÁRNĚ BEZPEČNOSTNÍ ŘEŠENÍ	D.1.3
NÁZEV VÝKRESU	Půdorys 6.NP	MĚŘÍTKO 1:100
		ČÍSLO VÝKRESU 07

