


PŮDORYS 1. NP

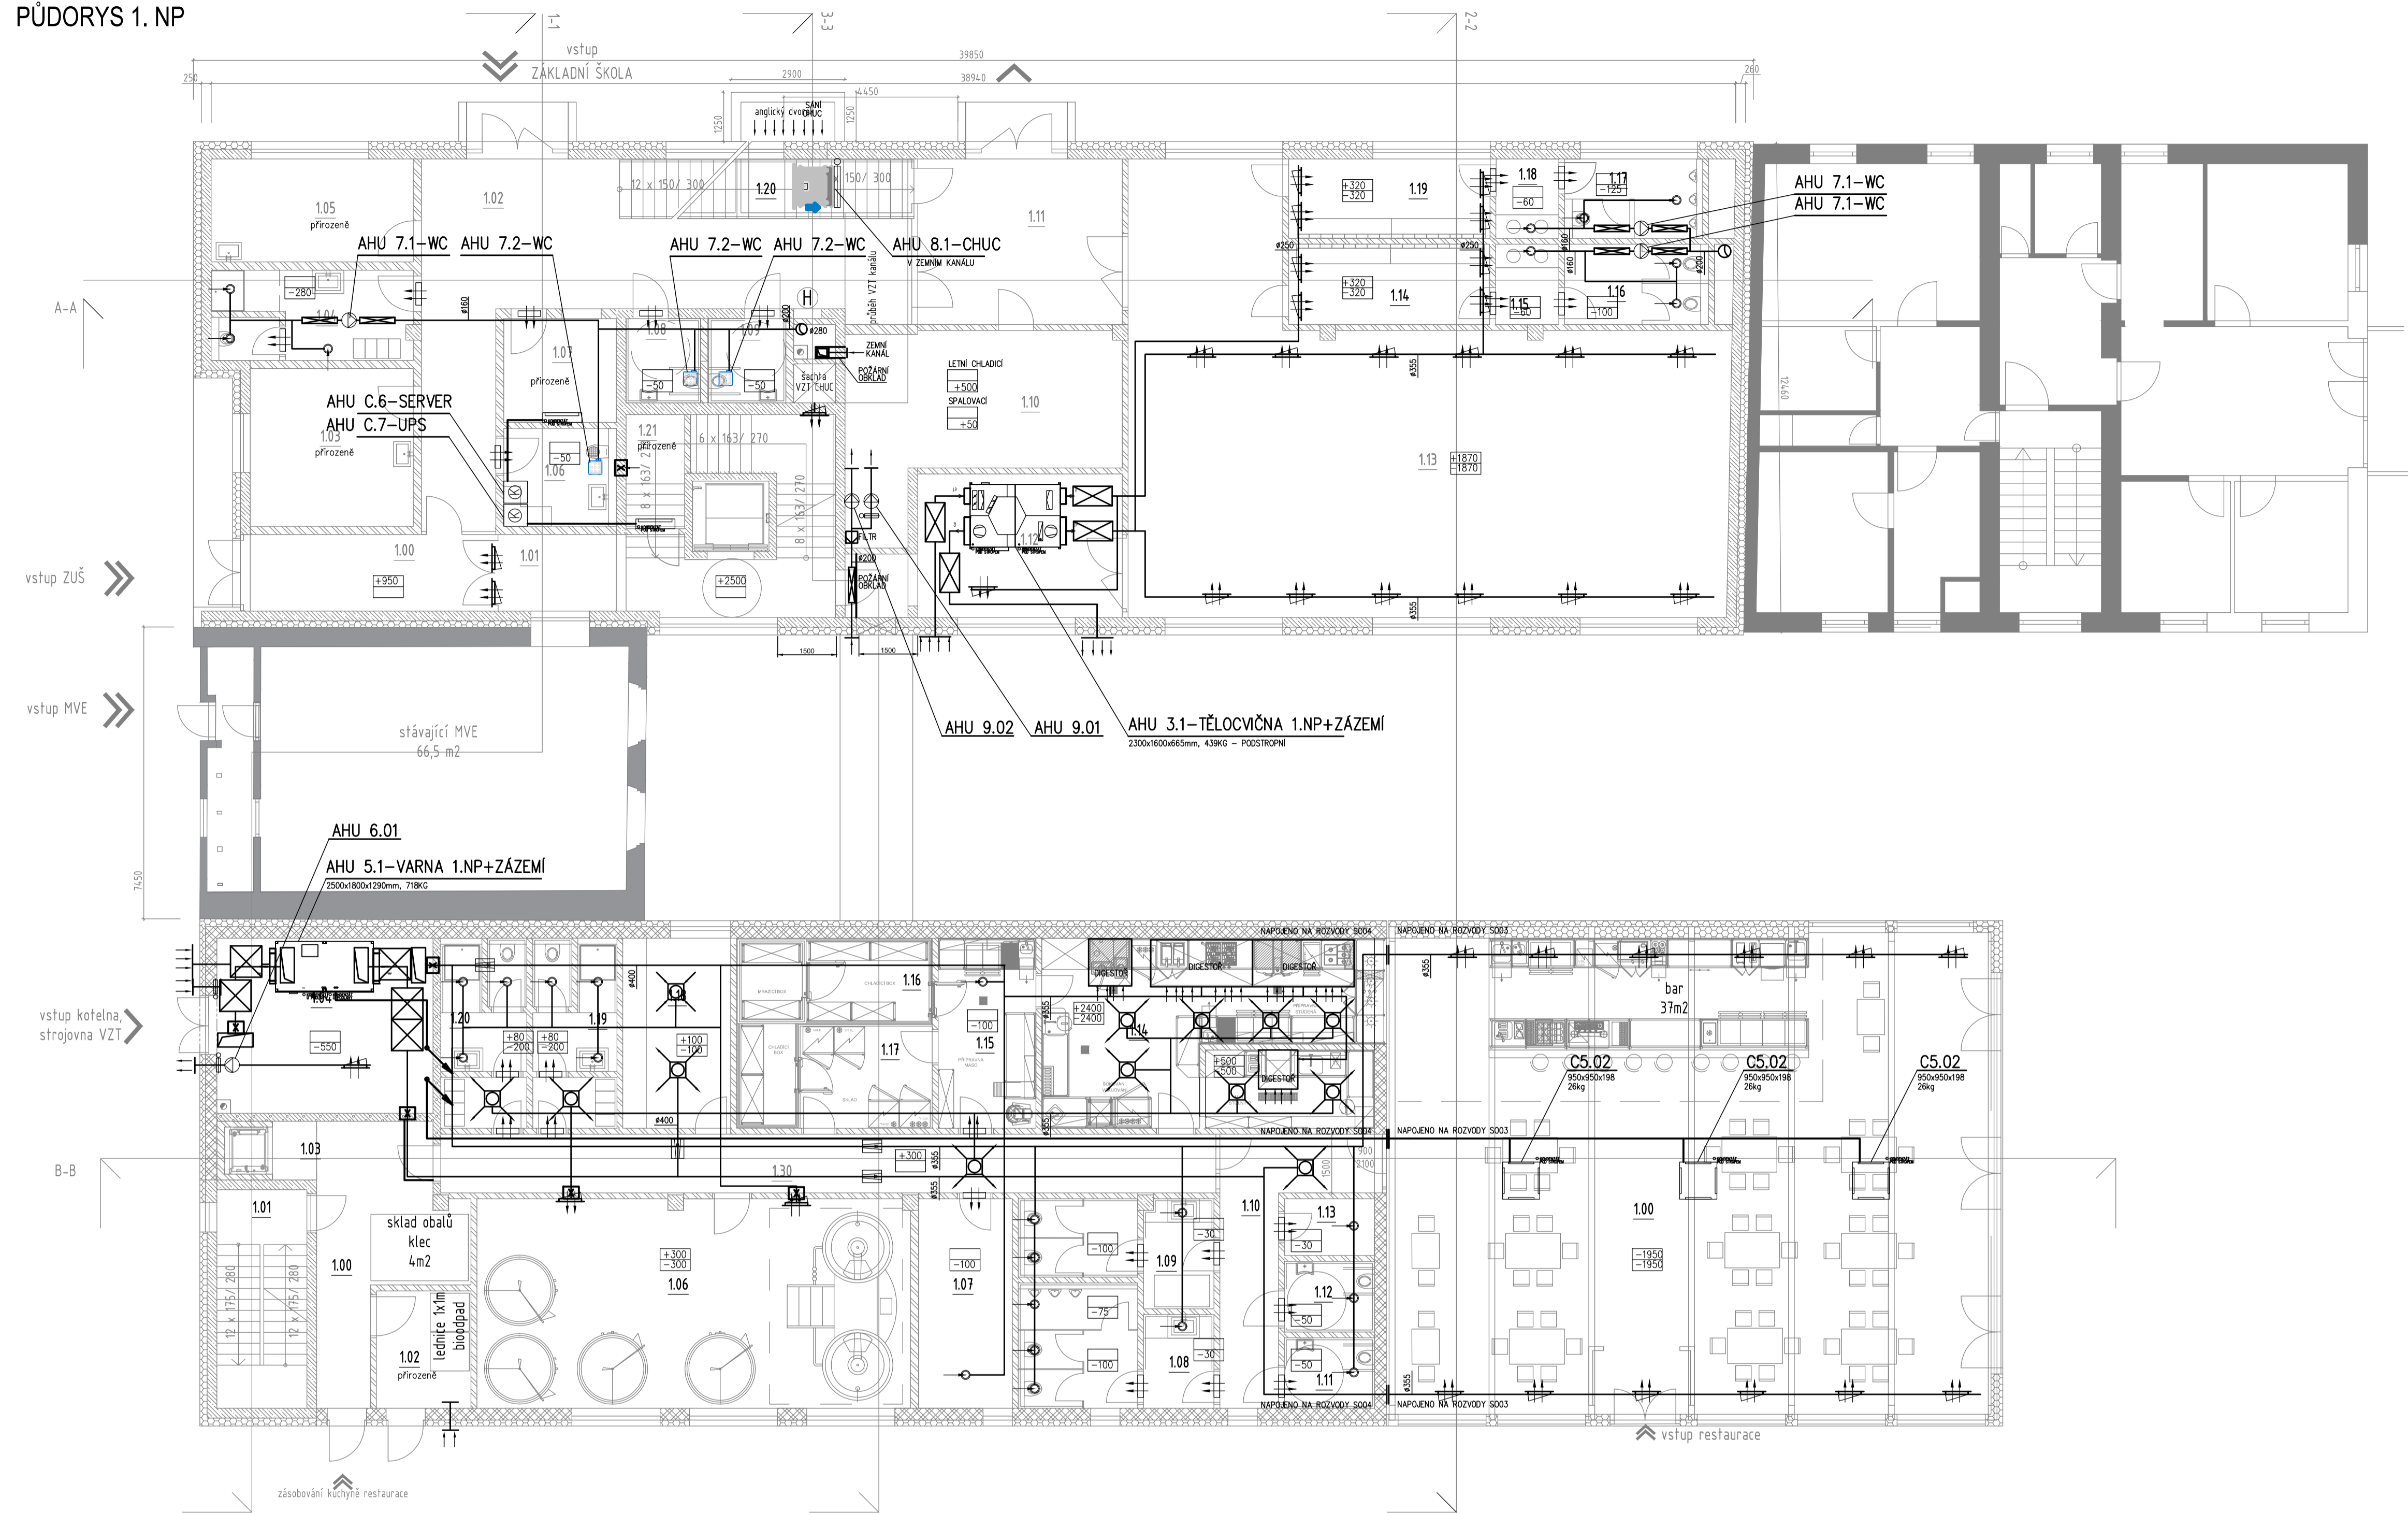

VÝPIS MÍSTNOSTÍ 1.NP – S002

číslo	název místnosti	sv. výška (m)	plocha (m ²)	poznámka
1.00	záběh	3,00 podhled	12,5	
1.01	vstupní chodba konfer. sál	3,00 podhled	33,2	CHUC typu B
1.02	vstupní hala ZS	3,00 podhled	59,5	CHUC typu B
1.03	speciální pedagog	3,00 podhled	20,8	
1.04	zářecí učitelky	3,00 podhled	11,4	
1.05	psycholog	3,00 podhled	13,6	
1.06	sklad glódu	3,00 podhled	7,4	
1.07	vřetnice + server	3,00 podhled	8,0	
1.08	WC pedagog – muži	2,70 podhled	4,3	
1.09	WC pedagog – ženy	2,70 podhled	4,0	
1.10	kotlena	3,00 podhled	27,9	
1.11	vstup gymnastický sál	3,00 podhled	22,0	
1.12	nářadovna	3,00 podhled	22,0	
1.13	gymnastický sál	3,00 podhled	130,7	
1.14	šatna – ženy	3,00 podhled	10,5	
1.15	přestířka wc – ženy	2,70 podhled	3,3	
1.16	wc ženy	2,70 podhled	7,5	
1.17	wc muži	2,70 podhled	7,5	
1.18	přestířka wc – muži	2,70 podhled	3,3	
1.19	šatna – muži	3,00 podhled	10,4	
1.20	technický prostor VZT	–	6,0	technický prostor VZT
1.21	místnost pro UPS	–	–	technický prostor pro UPS



VÝPIS MÍSTNOSTÍ 1.NP – S003

číslo	název místnosti	sv. výška (m)	plocha (m ²)	poznámka
1.00	chodba	3,950	16,0	
1.01	schodištní prostor	3,950	12,83	
1.02	odpady	3,950	7,3	
1.03	jídelní výtah	3,950	1,7	
1.04	technická místnost/kotlena	3,950	25,5	
1.05	chodba	3,950	29,7	
1.06	pivovar	3,950	59,0	
1.07	suchý sklad	3,950	13,0	
1.08	wc muži	2,70 podhled	14,0	
1.09	wc ženy	2,70 podhled	13,0	
1.10	chodba	3,950	14,6	
1.11	wc inobíl. muži	2,70 podhled	4,1	
1.12	wc inobíl. ženy	2,70 podhled	4,1	
1.13	šatňová komora	3,950	3,3	
1.14	kuchyně	3,950	41,0	
1.15	přípravný sklad	3,950	12,0	
1.16	mrařičí box	3,950	12,0	
1.17	chladič box	3,950	12,0	
1.18	deník místnost	3,950	13,0	
1.19	šatna zam. ženy	3,950	10,0	
1.20	šatna zam. muži	3,950	10,0	

VÝPIS MÍSTNOSTÍ 1.NP – S004

číslo	název místnosti	sv. výška (m)	plocha (m ²)	poznámka
1.00	restaurace	3,950	187,2	

LEGENDA VZDUCHOTECHNICKÝCH PRVKŮ:

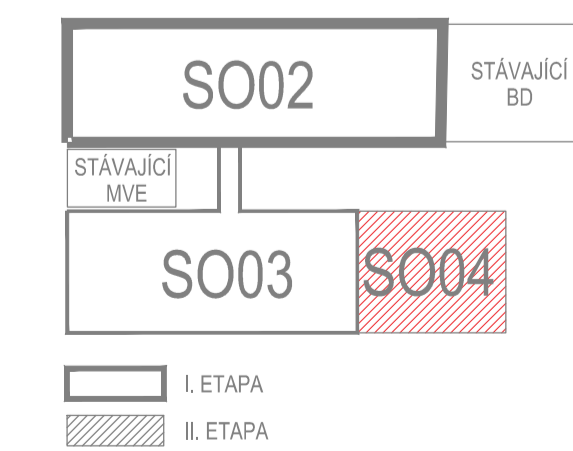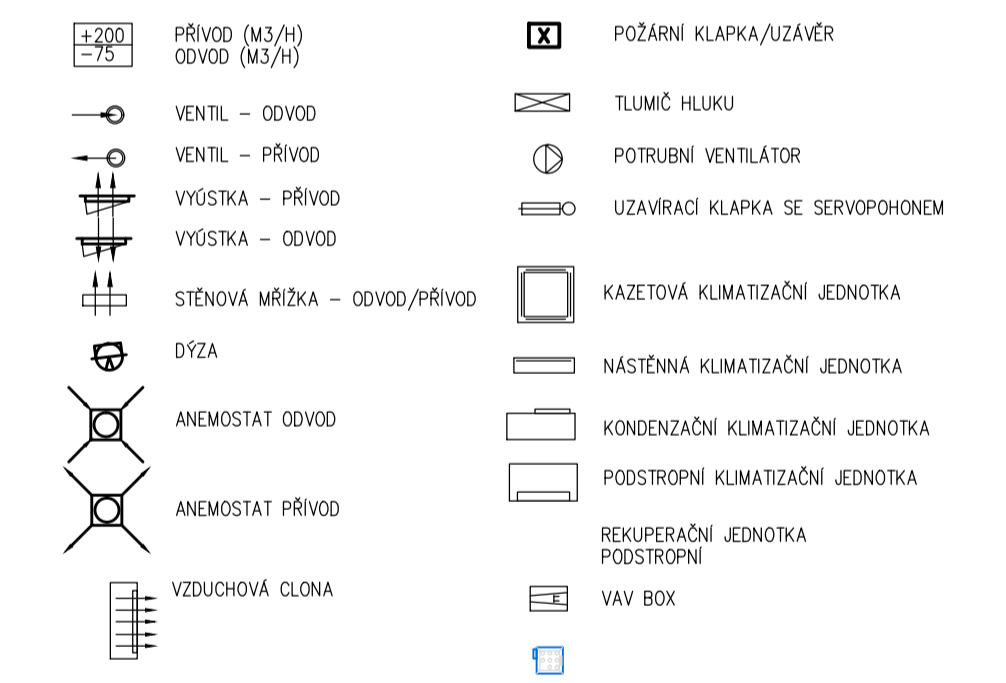

ZODPOVĚDNÝ PROJEKTANT	Ing. Marek Nos Hodakova 653/13, 66441 TROUBSKO gsm : 775 363 534 email: mario.privat@seznam.cz	RAZÍTKO, PODPIS
OBJEDNATEL	Mlýnský ostrov, s.r.o., Fügnerovo náměstí 27, 664 01 Blatná nad Svítavou	
ZHOTOVITEL	P.P. Architects s.r.o. Slovinská 29, 612 00 Brno	
NÁZEV AKCE	"REVITALIZACE LOKALITY MLÝNSKÝ OSTROV"	DATUM 01 / 2023 STUPEŇ DUR+DSP ČÍSLO PARÉ
ČÁST	D.1.4 TECHNICKÁ PROSTŘEDÍ STAVĚB	
ZPRACOVATEL ČÁSTI	MARIO DESIGN s.r.o., HODAKOVA 653/13, 66 441 TROUBSKO	OZN. OBJEKTU SO 02 SO 03 SO 04
VYPRACOVAL	ING. MAREK NOS	D.1.4.c
č)	VZDUCHOTECHNIKA A CHLAZENÍ	
NÁZEV VÝKRESU	PŮDORYS 1.NP	MĚŘÍTKO 1:100 ČÍSLO VÝKRESU 01