



VÝPIS MÍSTNOSTÍ 2.NP - S002

číslo	název místnosti	sv. výška (m)	plocha (m ²)	poznámka
2.01	respirium	3,00 podhled	115,0	
2.02	sklad učebnic	3,00 podhled	27,5	
2.03	výtvarná výchova	3,00 podhled	71,1	
2.04	WC pedagog - muži/mobil	2,70 podhled	4,0	
2.05	WC pedagog - ženy/mobil	2,70 podhled	4,0	
2.06	připravená třída	3,00 podhled	76,9	
2.07	jazyková učebna	3,00 podhled	60,0	
2.08	předstřika wc - dívky	2,70 podhled	3,4	
2.09	wc - dívky	2,70 podhled	10,5	
2.10	wc - chlapci	2,70 podhled	8,7	
2.11	předstřika wc - chlapci	2,70 podhled	3,4	
2.12	skladová místnost	2,70 podhled	2,0	
2.13	propagační krylý můstek	3,00 podhled	25,1	CHUC typu B
2.14	schodště	3,00 podhled	26,3	CHUC typu B

VÝPIS MÍSTNOSTÍ 2.NP - S003

číslo	název místnosti	sv. výška (m)	plocha (m ²)	poznámka
2.00	schodstvý prostor	3,00 podhled	174,2	
2.01	jídlení výtah	3,00 podhled	1,4	
2.02	manipulace	3,00 podhled	28,8	
2.03	denní místnost	3,00 podhled	9,0	
2.04	šatna	3,00 podhled	9,0	
2.05	wc + šatná	2,70 podhled	6,2	
2.06	mytí	3,00 podhled	19,0	
2.07	jídlena celkem	3,00 podhled	174,2	
2.08	wc dívky/wc mobil	2,70 podhled	4,7	
2.09	wc chlapci	2,70 podhled	9,2	
2.10	výdeji jídel	3,00 podhled	15,0	
2.11	příprava jídel	3,00 podhled	23,0	
2.12	ménik pro FTV	-	2,8	
2.13	technická místnost VZT	3,00 podhled	22,2	

LEGENDA VZDUCHOTECHNICKÝCH PRVKŮ:

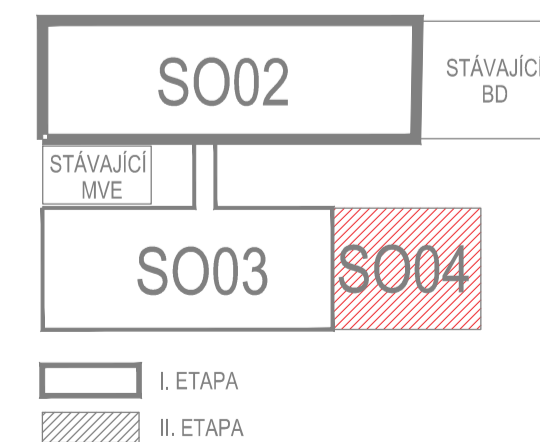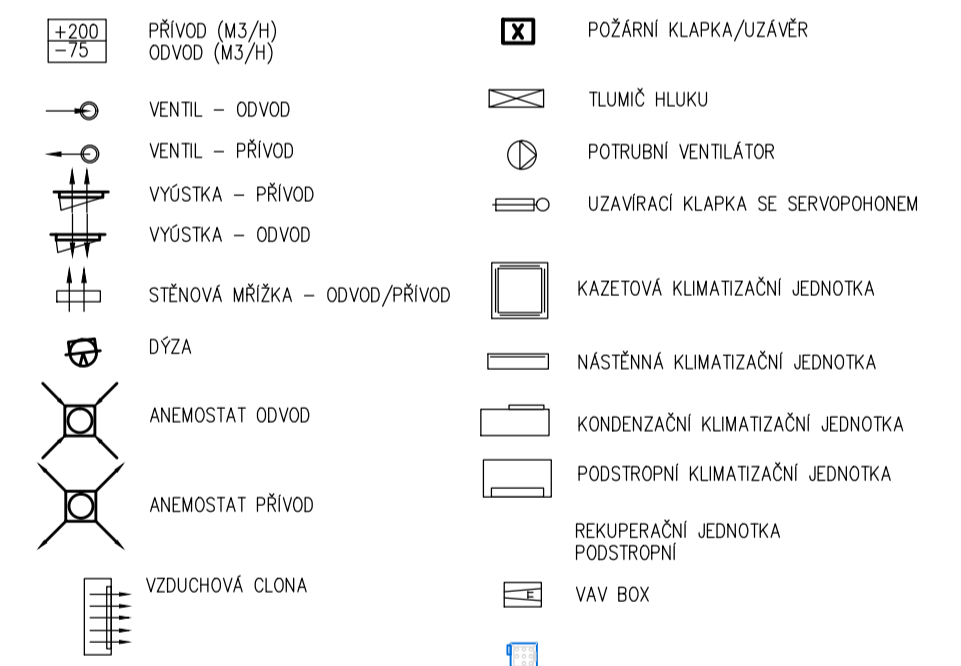

ZODPOVĚDNÝ PROJEKTANT	Ing. Marek Nos Hodakova 653/13, 66441 TROUBSKO gsm : 775 363 534 email: mario.privat@seznam.cz	RAZÍTKO, PODPIS
OBJEDNATEL	Mlýnský ostrov, s.r.o., Fügnerovo náměstí 27, 664 01 Blatná nad Svítavou	
ZHOTOVITEL	P.P. Architects s.r.o. Slovinská 29, 612 00 Brno	
NÁZEV AKCE	"REVITALIZACE LOKALITY MLÝNSKÝ OSTROV"	DATUM 01 / 2023 STUPEŇ DUR+DSP ČÍSLO PARÉ
ČÁST	D.1.4 TECHNICKA PROSTŘEDÍ STAVEB	
ZPRACOVATEL ČÁSTI	MARIO DESIGN s.r.o., HODAKOVA 653/13, 66 441 TROUBSKO	OZN. OBJEKTU SO 02 SO 03 SO 04
VYPRACOVAL	ING. MAREK NOS	D.1.4.c
č) NÁZEV VÝKRESU	VZDUCHOTECHNIKA A CHLAZENÍ	MĚŘÍTKO 1:100 ČÍSLO VÝKRESU 02
	PŮDORYS 2.NP	