



PŮDORYS 3. NP

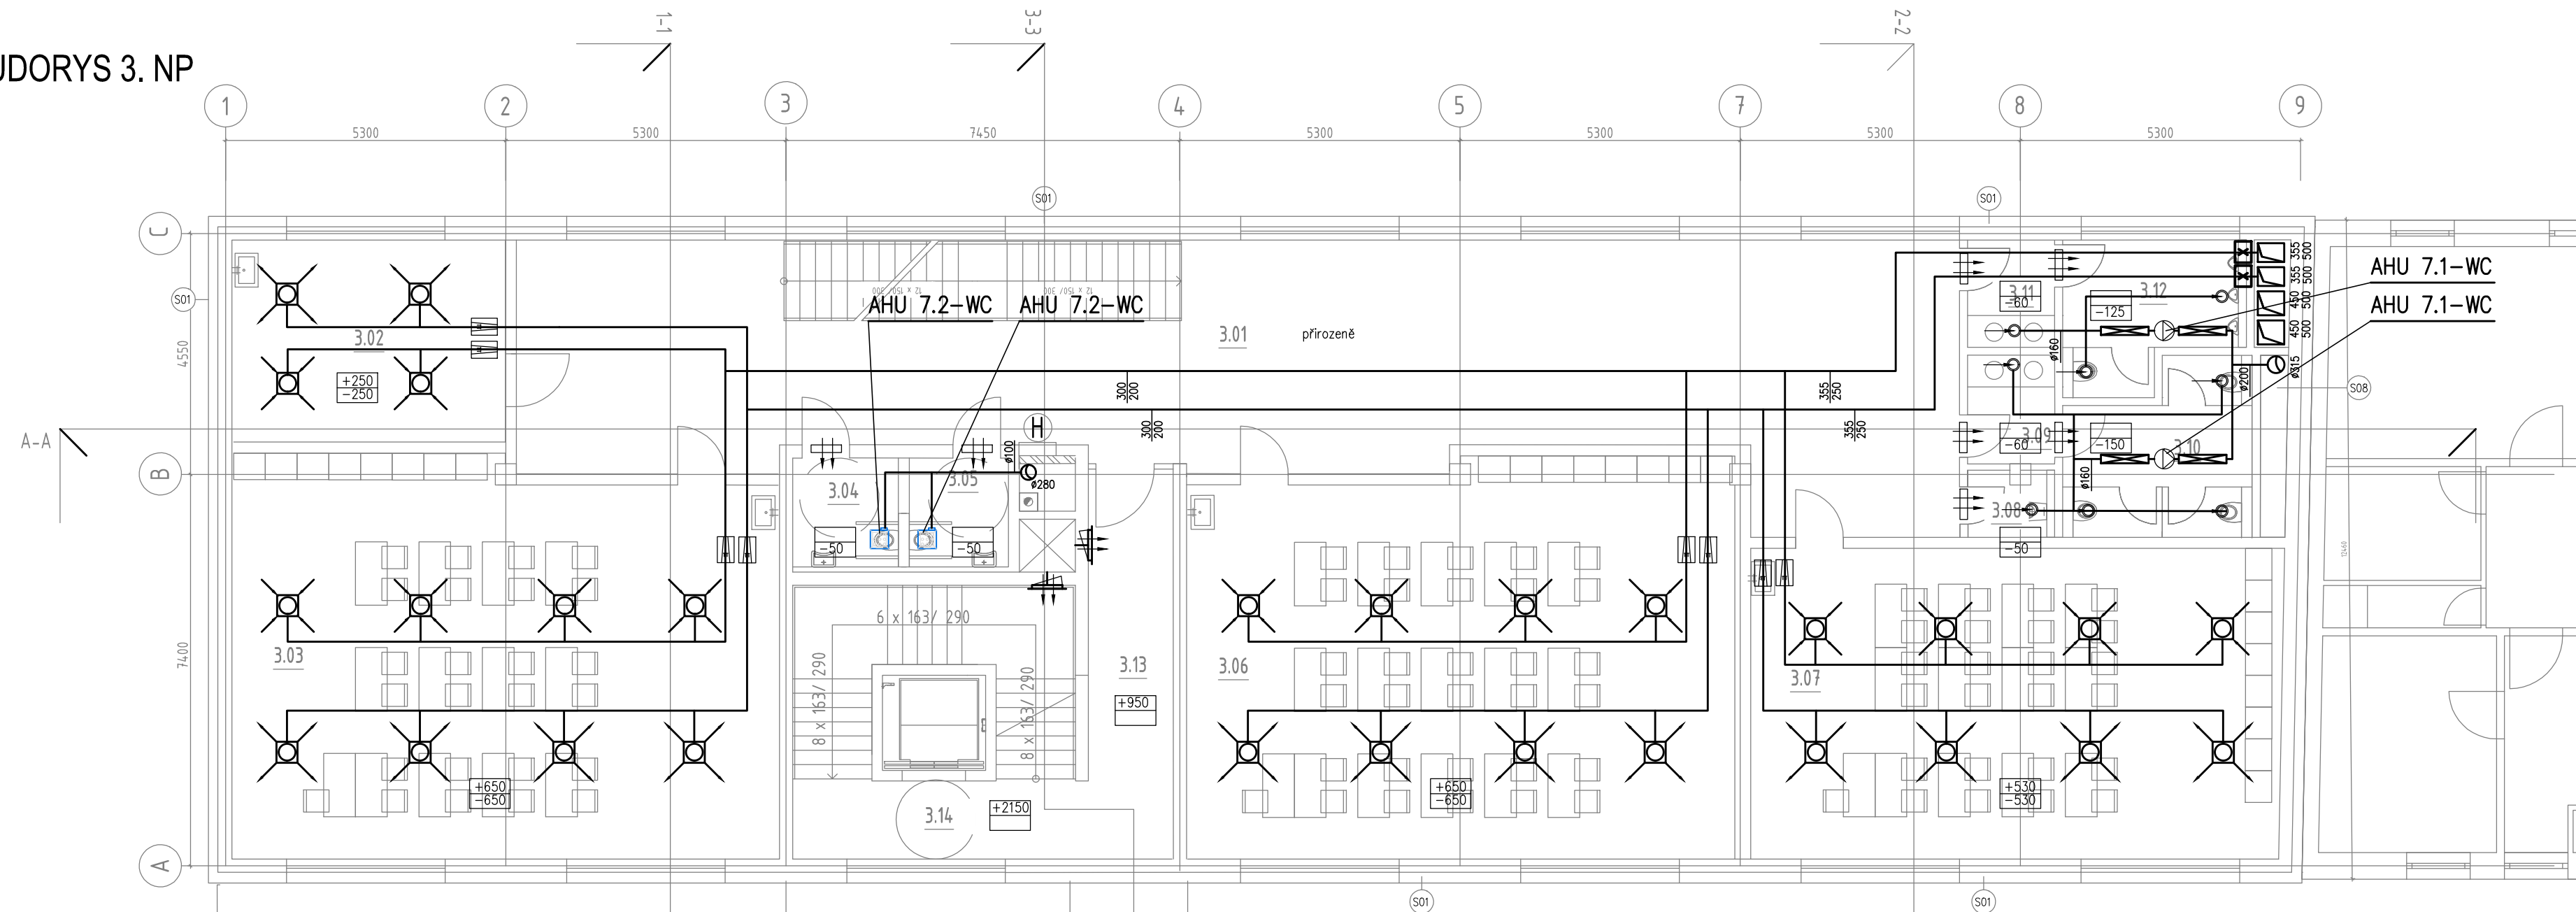

LEGENDA VZDUCHOTECHNICKÝCH PRVKŮ:

- PRÍVOD (M3/H)  
ODVOD (M3/H)
- VENTIL - ODVOD
- VENTIL - PRÍVOD
- VÝUSTKA - PRÍVOD
- VÝUSTKA - ODVOD
- STĚNOVÁ MŘÍŽKA - ODVOD/PRÍVOD
- DÝZA
- ANEMOSTAT ODVOD
- ANEMOSTAT PRÍVOD
- VZDUCHOVÁ CLONA
- POŽÁRNÍ KLAPKA/UZÁVĚR
- TLUMIČ HLUKU
- POTRUBNÍ VENTILÁTOR
- UZÁVÍRACÍ KLAPKA SE SERVOPOHONEM
- KAZETOVÁ KLIMATIZAČNÍ JEDNOTKA
- NÁSTĚNNÁ KLIMATIZAČNÍ JEDNOTKA
- KONDENZAČNÍ KLIMATIZAČNÍ JEDNOTKA
- PODSTROPNÍ KLIMATIZAČNÍ JEDNOTKA
- REKUPERAČNÍ JEDNOTKA  
PODSTROPNÍ
- VAV BOX

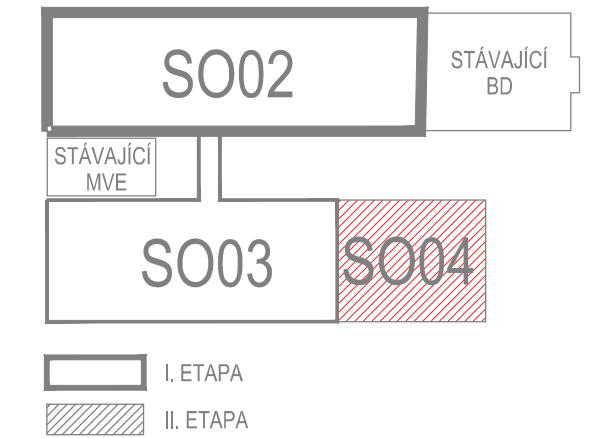

VÝPIS MÍSTNOSTÍ 3.NP - S002

číslo	název místnosti	sv. výška (m)	plocha (m <sup>2</sup> )	poznámka
3.01	respirium	3,00 podhled	119,4	
3.02	kabinet	3,00 podhled	19,6	
3.03	kmenová třída	3,00 podhled	75,6	
3.04	wc pedagog muži/imobil.	2,70 podhled podhled	4,0	
3.05	wc pedagog ženy/imobil.	2,70 podhled podhled	4,0	
3.06	kmenová třída	3,00 podhled	76,0	
3.07	kmenová třída	3,00 podhled	60,0	
3.08	úklidová místnost	2,70 podhled podhled	2,0	
3.09	předsíňka wc - dívky	2,70 podhled podhled	3,4	
3.10	wc dívky	2,70 podhled podhled	10,5	
3.11	předsíňka wc - chlapci	2,70 podhled podhled	3,4	
3.12	wc - chlapci	2,70 podhled podhled	8,7	
3.13	chodba	3,00 podhled	11,8	CHUC typu B
3.14	schodiště	3,00 podhled	26,3	CHUC typu B

ZODPOVĚDNÝ PROJEKTANT	Ing. Marek Nos Hodakova 653/13, 66441 TROUBSKO gsm : 775 363 534 email: mario.privat@seznam.cz	RAZÍTKO, PODPIS
OBJEDNATEL	Mlýnský ostrov, s.r.o. Fužnerovo nábř. 27, 664 01 Bilovice nad Svitavou	
ZHOTOVITEL	P.P. Architects s.r.o. Slovinská 29, 612 00 Brno	
NÁZEV AKCE	<b>"REVITALIZACE LOKALITY MLÝNSKÝ OSTROV"</b>	DATUM 01 / 2023 STUPEŇ DUR+DSP ČÍSLO PARÉ
ČÁST	D.1.4 TECHNIKA PROSTŘEDÍ STAVEB	
ZPRACOVATEL ČÁSTI	MARIO DESIGN s.r.o., HODAKOVA 653/13, 66 441 TROUBSKO	OZN. OBJEKTU SO 02 SO 03 SO 04
VYPRACOVAL	ING. MAREK NOS	PROJEKTOVÁ ČÁST D.1.4.c
c)	VZDUCHOTECHNIKA A CHLAZENÍ	
NÁZEV VÝKRESU	PŮDORYS 3.NP	MĚŘÍTKO 1:100 ČÍSLO VÝKRESU 03