



PŮDORYS 4. NP

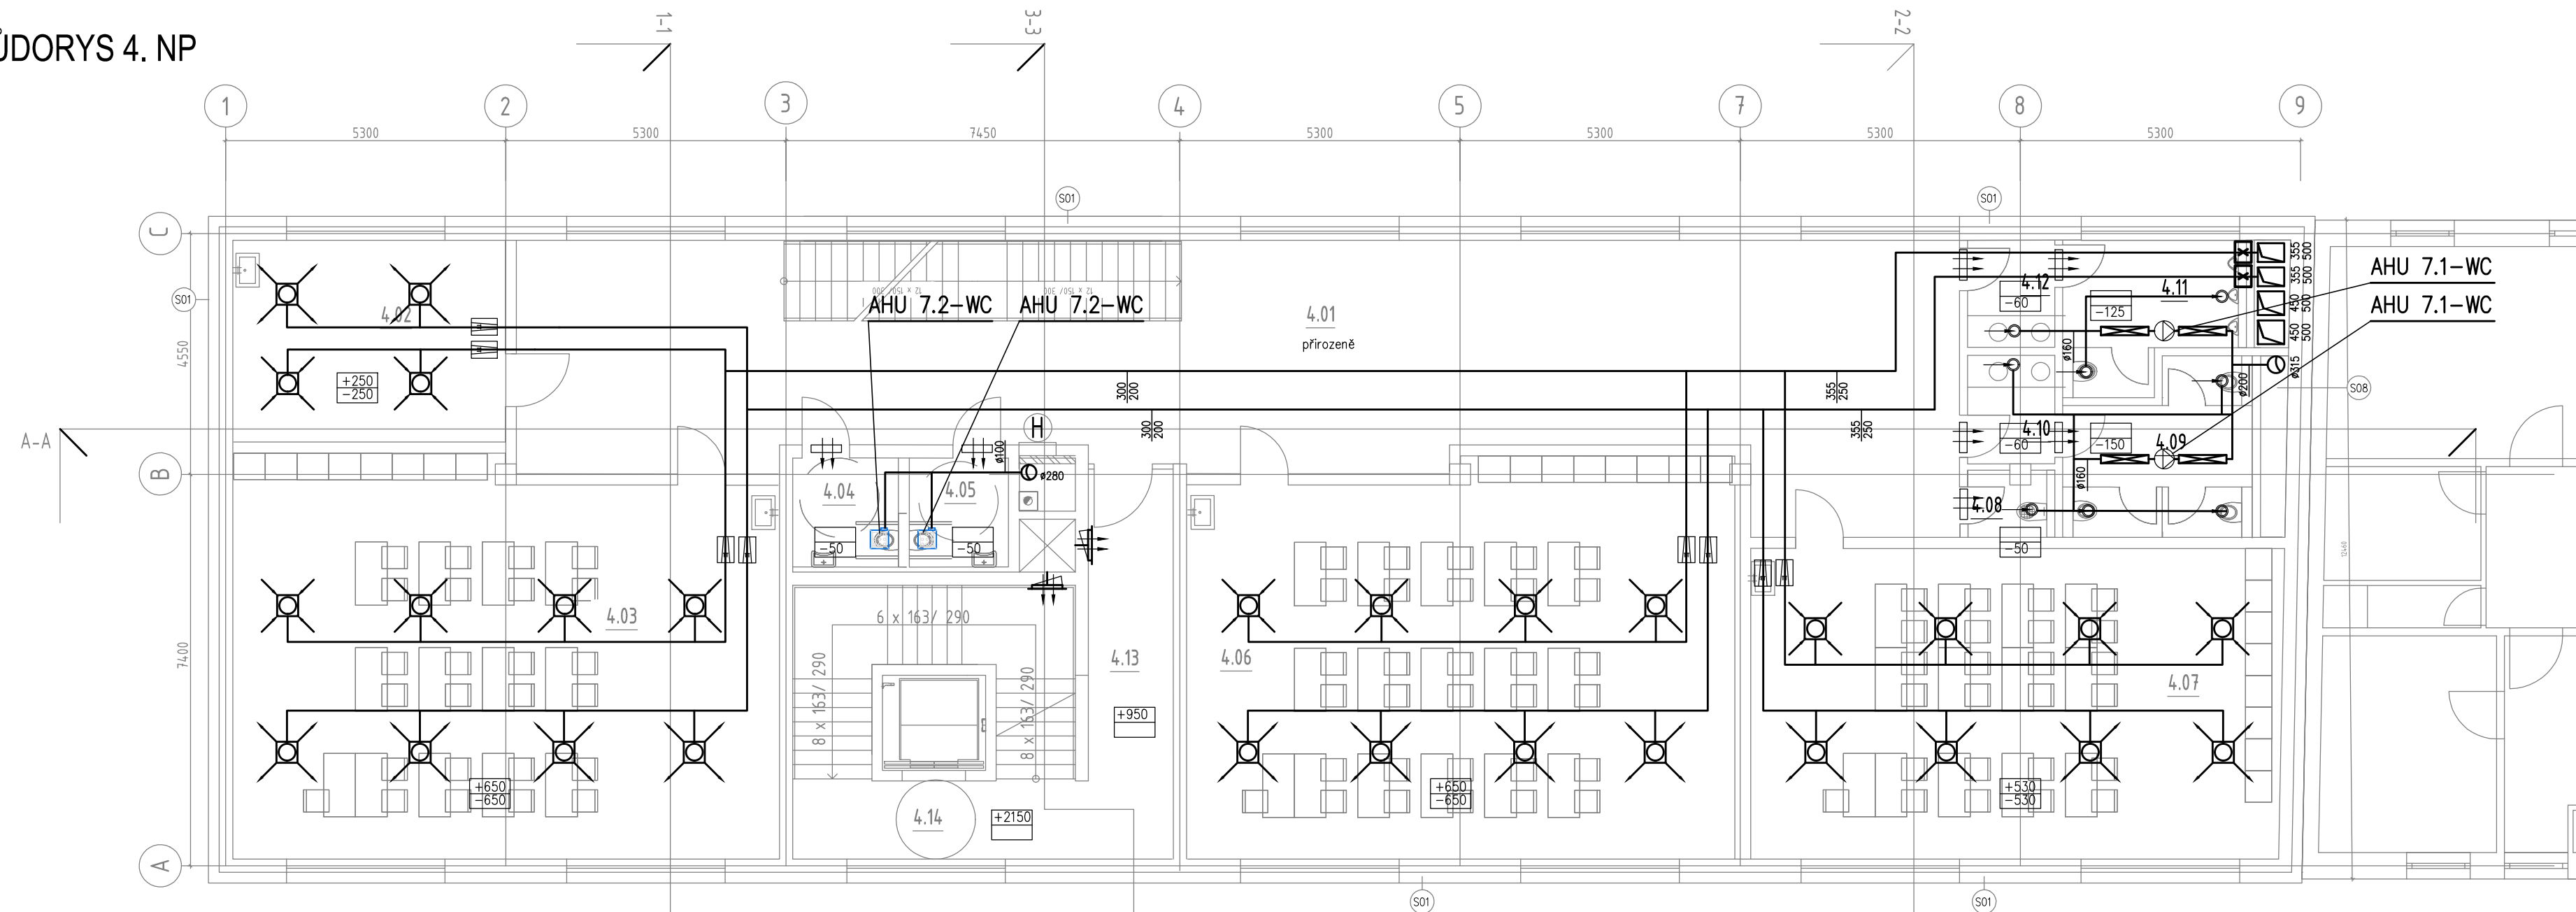

LEGENDA VZDUCHOTECHNICKÝCH PRVKŮ:

- PRÍVOD (M3/H)  
ODVOD (M3/H)
- VENTIL - ODVOD
- VENTIL - PRÍVOD
- VYÚSTKA - PRÍVOD
- VYÚSTKA - ODVOD
- STĚNOVÁ MŘÍŽKA - ODVOD/PRÍVOD
- DÝZA
- ANEMOSTAT ODVOD
- ANEMOSTAT PRÍVOD
- VZDUCHOVÁ CLONA
- POŽÁRNÍ KLAPKA/UZÁVĚR
- TLUMIČ HLUKU
- POTRUBNÍ VENTILÁTOR
- UZÁVÍRACÍ KLAPKA SE SERVOPOHONEM
- KAZETOVÁ KLIMATIZAČNÍ JEDNOTKA
- NÁSTĚNNÁ KLIMATIZAČNÍ JEDNOTKA
- KONDENZAČNÍ KLIMATIZAČNÍ JEDNOTKA
- PODSTROPNÍ KLIMATIZAČNÍ JEDNOTKA
- REKUPERAČNÍ JEDNOTKA  
PODSTROPNÍ
- VAV BOX

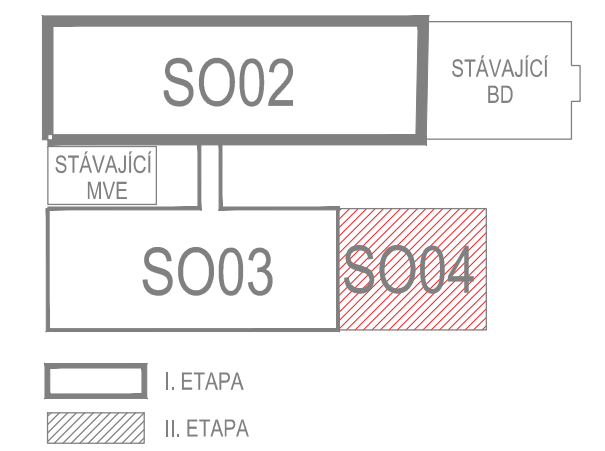

VÝPIS MÍSTNOSTÍ 4.NP - S002

číslo	název místnosti	sv. výška (m)	plocha (m <sup>2</sup> )	poznámka
4.01	respirium	3,00 podhled	119,7	
4.02	kabinet	3,00 podhled	19,6	
4.03	kmenová třída	3,00 podhled	75,6	
4.04	wc pedagog muži/imobil.	2,70 podhled	4,0	
4.05	wc pedagog ženy/imobil.	2,70 podhled	4,0	
4.06	kmenová třída	3,00 podhled	75,6	
4.07	kmenová třída	3,00 podhled	60,0	
4.08	úklidová místnost	2,70 podhled	2,0	
4.09	WC dívky	2,70 podhled	10,5	
4.10	předstř WC - dívky	2,70 podhled	3,4	
4.11	WC chlapci	2,70 podhled	8,7	
4.12	předstř WC - chlapci	2,70 podhled	3,4	
4.13	chodba	3,00 podhled	11,8	CHUC typu B
4.14	schodiště	3,00 podhled	26,3	CHUC typu B

ZODPOVĚDNÝ PROJEKTANT		Ing. Marek Nos Hodakova 653/13, 66441 TROUBSKO gsm : 775 363 534 email: mario.privat@seznam.cz		RAZÍTKO, PODPIS	
OBJEDNATEL		Mlýnský ostrov, s.r.o. Fužnerovo nábř. 27, 664 01 Bilovice nad Svitavou			
ZHOTOVITEL		P.P. Architects s.r.o. Slovinská 29, 612 00 Brno			
NÁZEV AKCE		<b>"REVITALIZACE LOKALITY MLÝNSKÝ OSTROV"</b>		DATUM 01 / 2023	
				STUPEŇ DUR+DSP	
ČÁST		D.1.4 TECHNIKA PROSTŘEDÍ STAVEB		ČÍSLO PARÉ	
ZPRACOVATEL ČÁSTI		MARIO DESIGN s.r.o., HODAKOVA 653/13, 66 441 TROUBSKO		OZN. OBJEKTU	
VYPRACOVAL		ING. MAREK NOS		SO 02	
c)		VZDUCHOTECHNIKA A CHLAZENÍ		SO 03	
				SO 04	
NÁZEV VÝKRESU		PŮDORYS 4.NP		MĚŘÍTKO 1:100	
				ČÍSLO VÝKRESU 04	
				PROJEKTOVÁ ČÁST D.1.4.c	