



PŮDORYS 6. NP

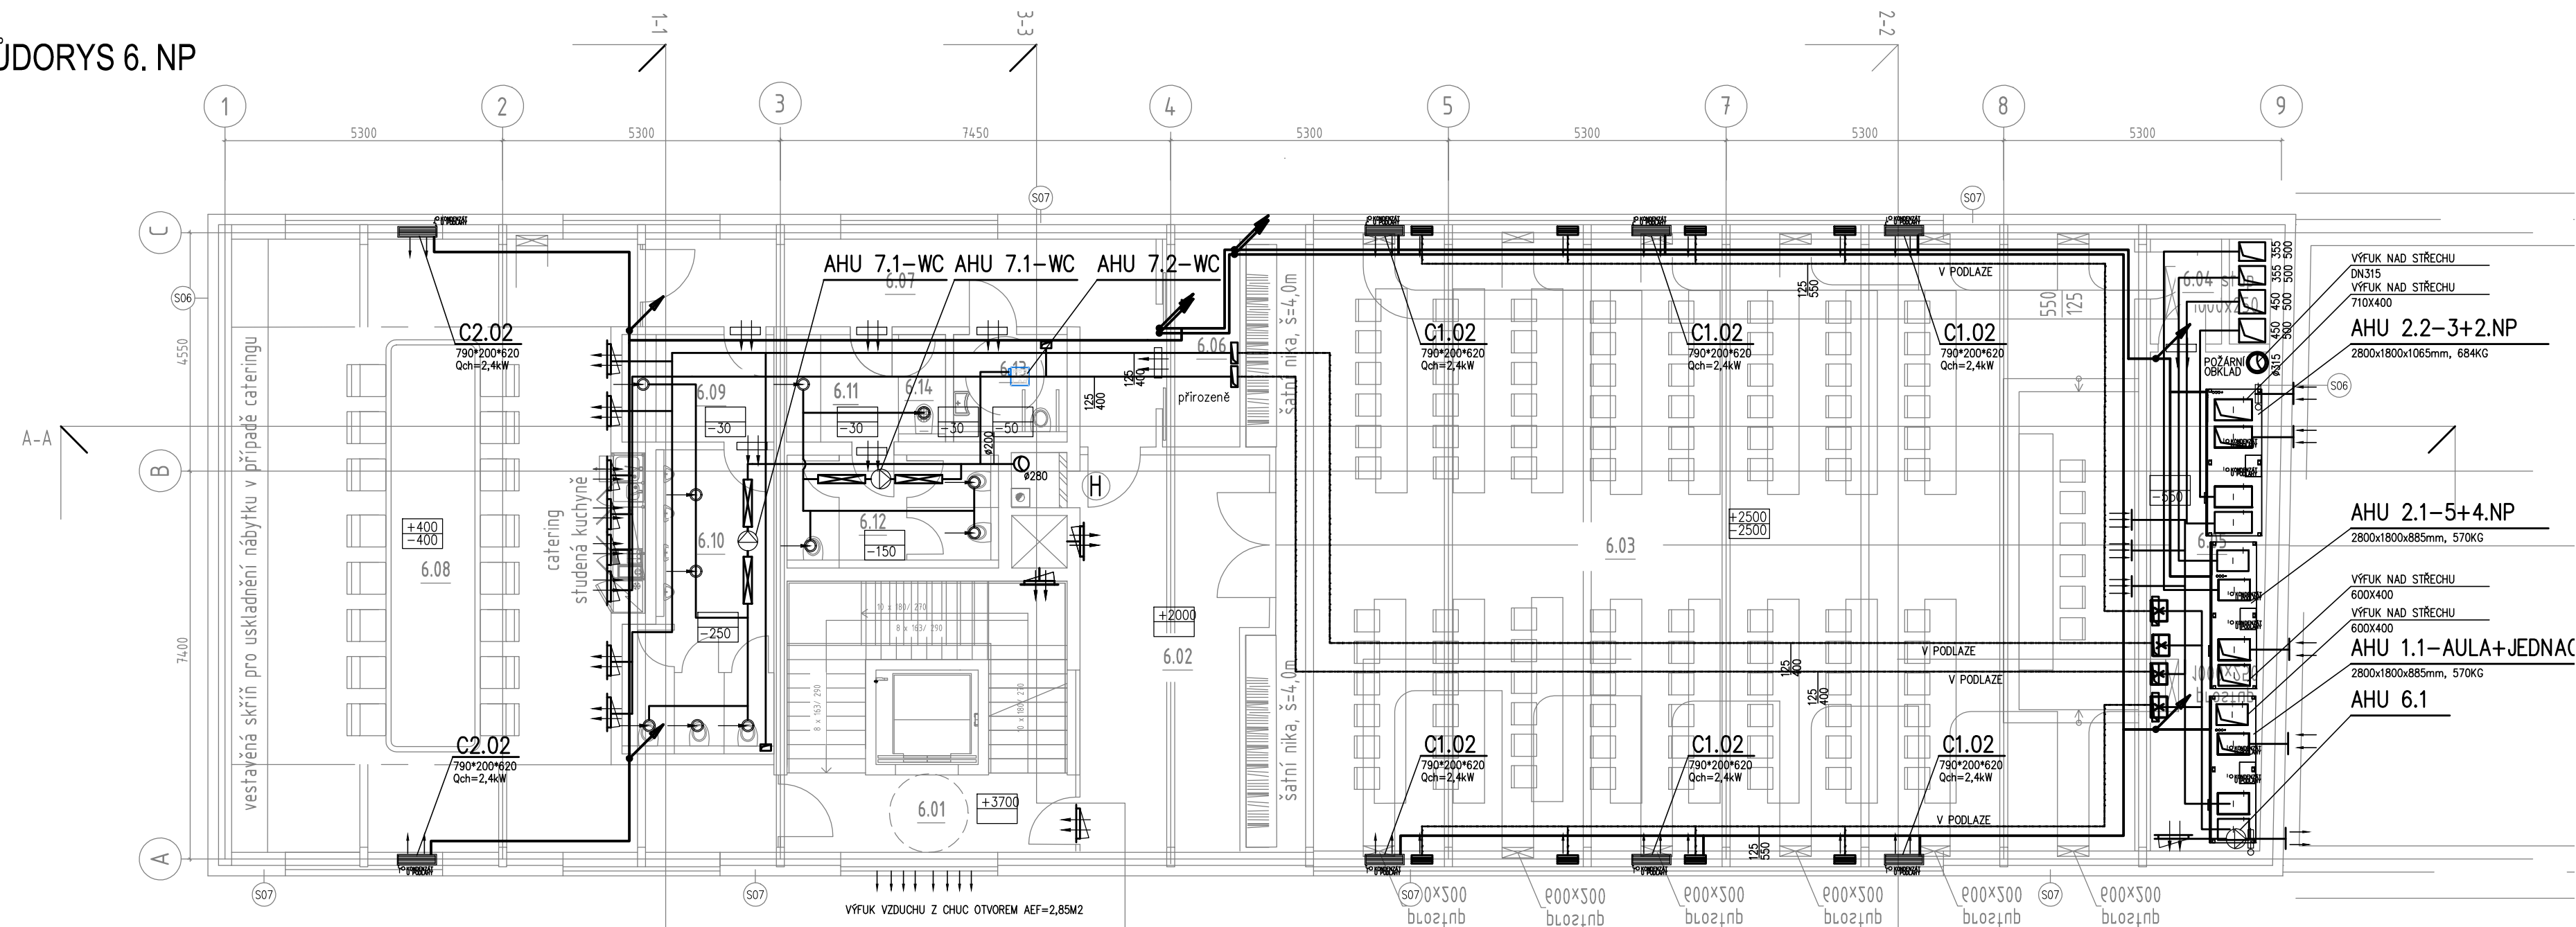

LEGENDA VZDUCHOTECHNICKÝCH PRVKŮ:

- PŘÍVOD (M3/H)
ODVOD (M3/H)
- VENTIL - ODVOD
- VENTIL - PŘÍVOD
- VÝÚSTKA - PŘÍVOD
- VÝÚSTKA - ODVOD
- STĚNOVÁ MŘÍŽKA - ODVOD/PŘÍVOD
- DÝZA
- ANEMOSTAT ODVOD
- ANEMOSTAT PŘÍVOD
- VZDUCHOVÁ CLONA
- POŽÁRNÍ KLAPKA/UZÁVĚR
- TLUMIČ HLUKU
- POTRUBNÍ VENTILÁTOR
- UZAVÍRACÍ KLAPKA SE SERVOPOHONEM
- KAZETOVÁ KLIMATIZAČNÍ JEDNOTKA
- NÁSTĚNNÁ KLIMATIZAČNÍ JEDNOTKA
- KONDENZAČNÍ KLIMATIZAČNÍ JEDNOTKA
- PODSTROPNÍ KLIMATIZAČNÍ JEDNOTKA
- REKUPERAČNÍ JEDNOTKA
PODSTROPNÍ
- VAV BOX

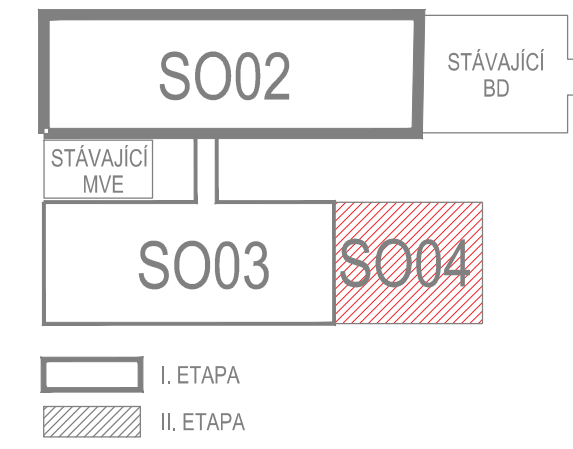

VÝPIS MÍSTNOSTÍ 6.NP - S002

číslo	název místnosti	sv. výška (m)	plocha (m ²)	poznámka
6.01	schodiště	3,00 podhled	26,3	CHUC typu B
6.02	foyer auly	3,00 podhled	25,0	CHUC typu B
6.03	skolní aula	3,00 podhled	196,4	
6.04	předstř. strojovny VZT	3,00 podhled	4,5	
6.05	strojovna VZT	3,00 podhled	20,3	
6.06	sklad nábytku	3,00 podhled	5,9	
6.07	chodba	3,00 podhled	19,6	
6.08	jednací sál obce	3,00 podhled	92,8	
6.09	předstř. WC páni	2,70 podhled	5,9	
6.10	WC páni	2,70 podhled	14,7	
6.11	předstř. WC dámy	2,70 podhled	4,4	
6.12	WC dámy	2,70 podhled	8,7	
6.13	WC imobilní	2,70 podhled	4,0	
6.14	úklidová místnost	2,70 podhled	1,7	

ZODPOVĚDNÝ PROJEKTANT		Ing. Marek Nos Hodakova 653/13, 66441 TROUBSKO gsm : 775 363 534 email: mario.privat@seznam.cz		RAZÍTKO, PODPIS	
OBJEDNATEL		Mlýnský ostrov, s.r.o. Fužnerovo nábf. 27, 664 01 Bilovice nad Svitavou			
ZHOTOVITEL		P.P. Architects s.r.o. Slovinská 29, 612 00 Brno			
NÁZEV AKCE		"REVITALIZACE LOKALITY MLÝNSKÝ OSTROV"		DATUM 01 / 2023	
				STUPEŇ DUR+DSP	
ČÁST		D.1.4 TECHNICKÁ PROSTŘEDÍ STAVEB		ČÍSLO PARÉ	
ZPRACOVATEL ČÁSTI		MARIO DESIGN s.r.o., HODAKOVA 653/13, 66 441 TROUBSKO		OZN. OBJEKTU	
VYPRACOVAL		ING. MAREK NOS		SO 02	
c)		VZDUCHOTECHNIKA A CHLAZENÍ		SO 03	
				SO 04	
NÁZEV VÝKRESU		PŮDORYS 6.NP		MĚŘÍTKO 1:100	
				ČÍSLO VÝKRESU 06	
				PROJEKTOVÁ ČÁST D.1.4.c	