



PŮDORYS 2. NP

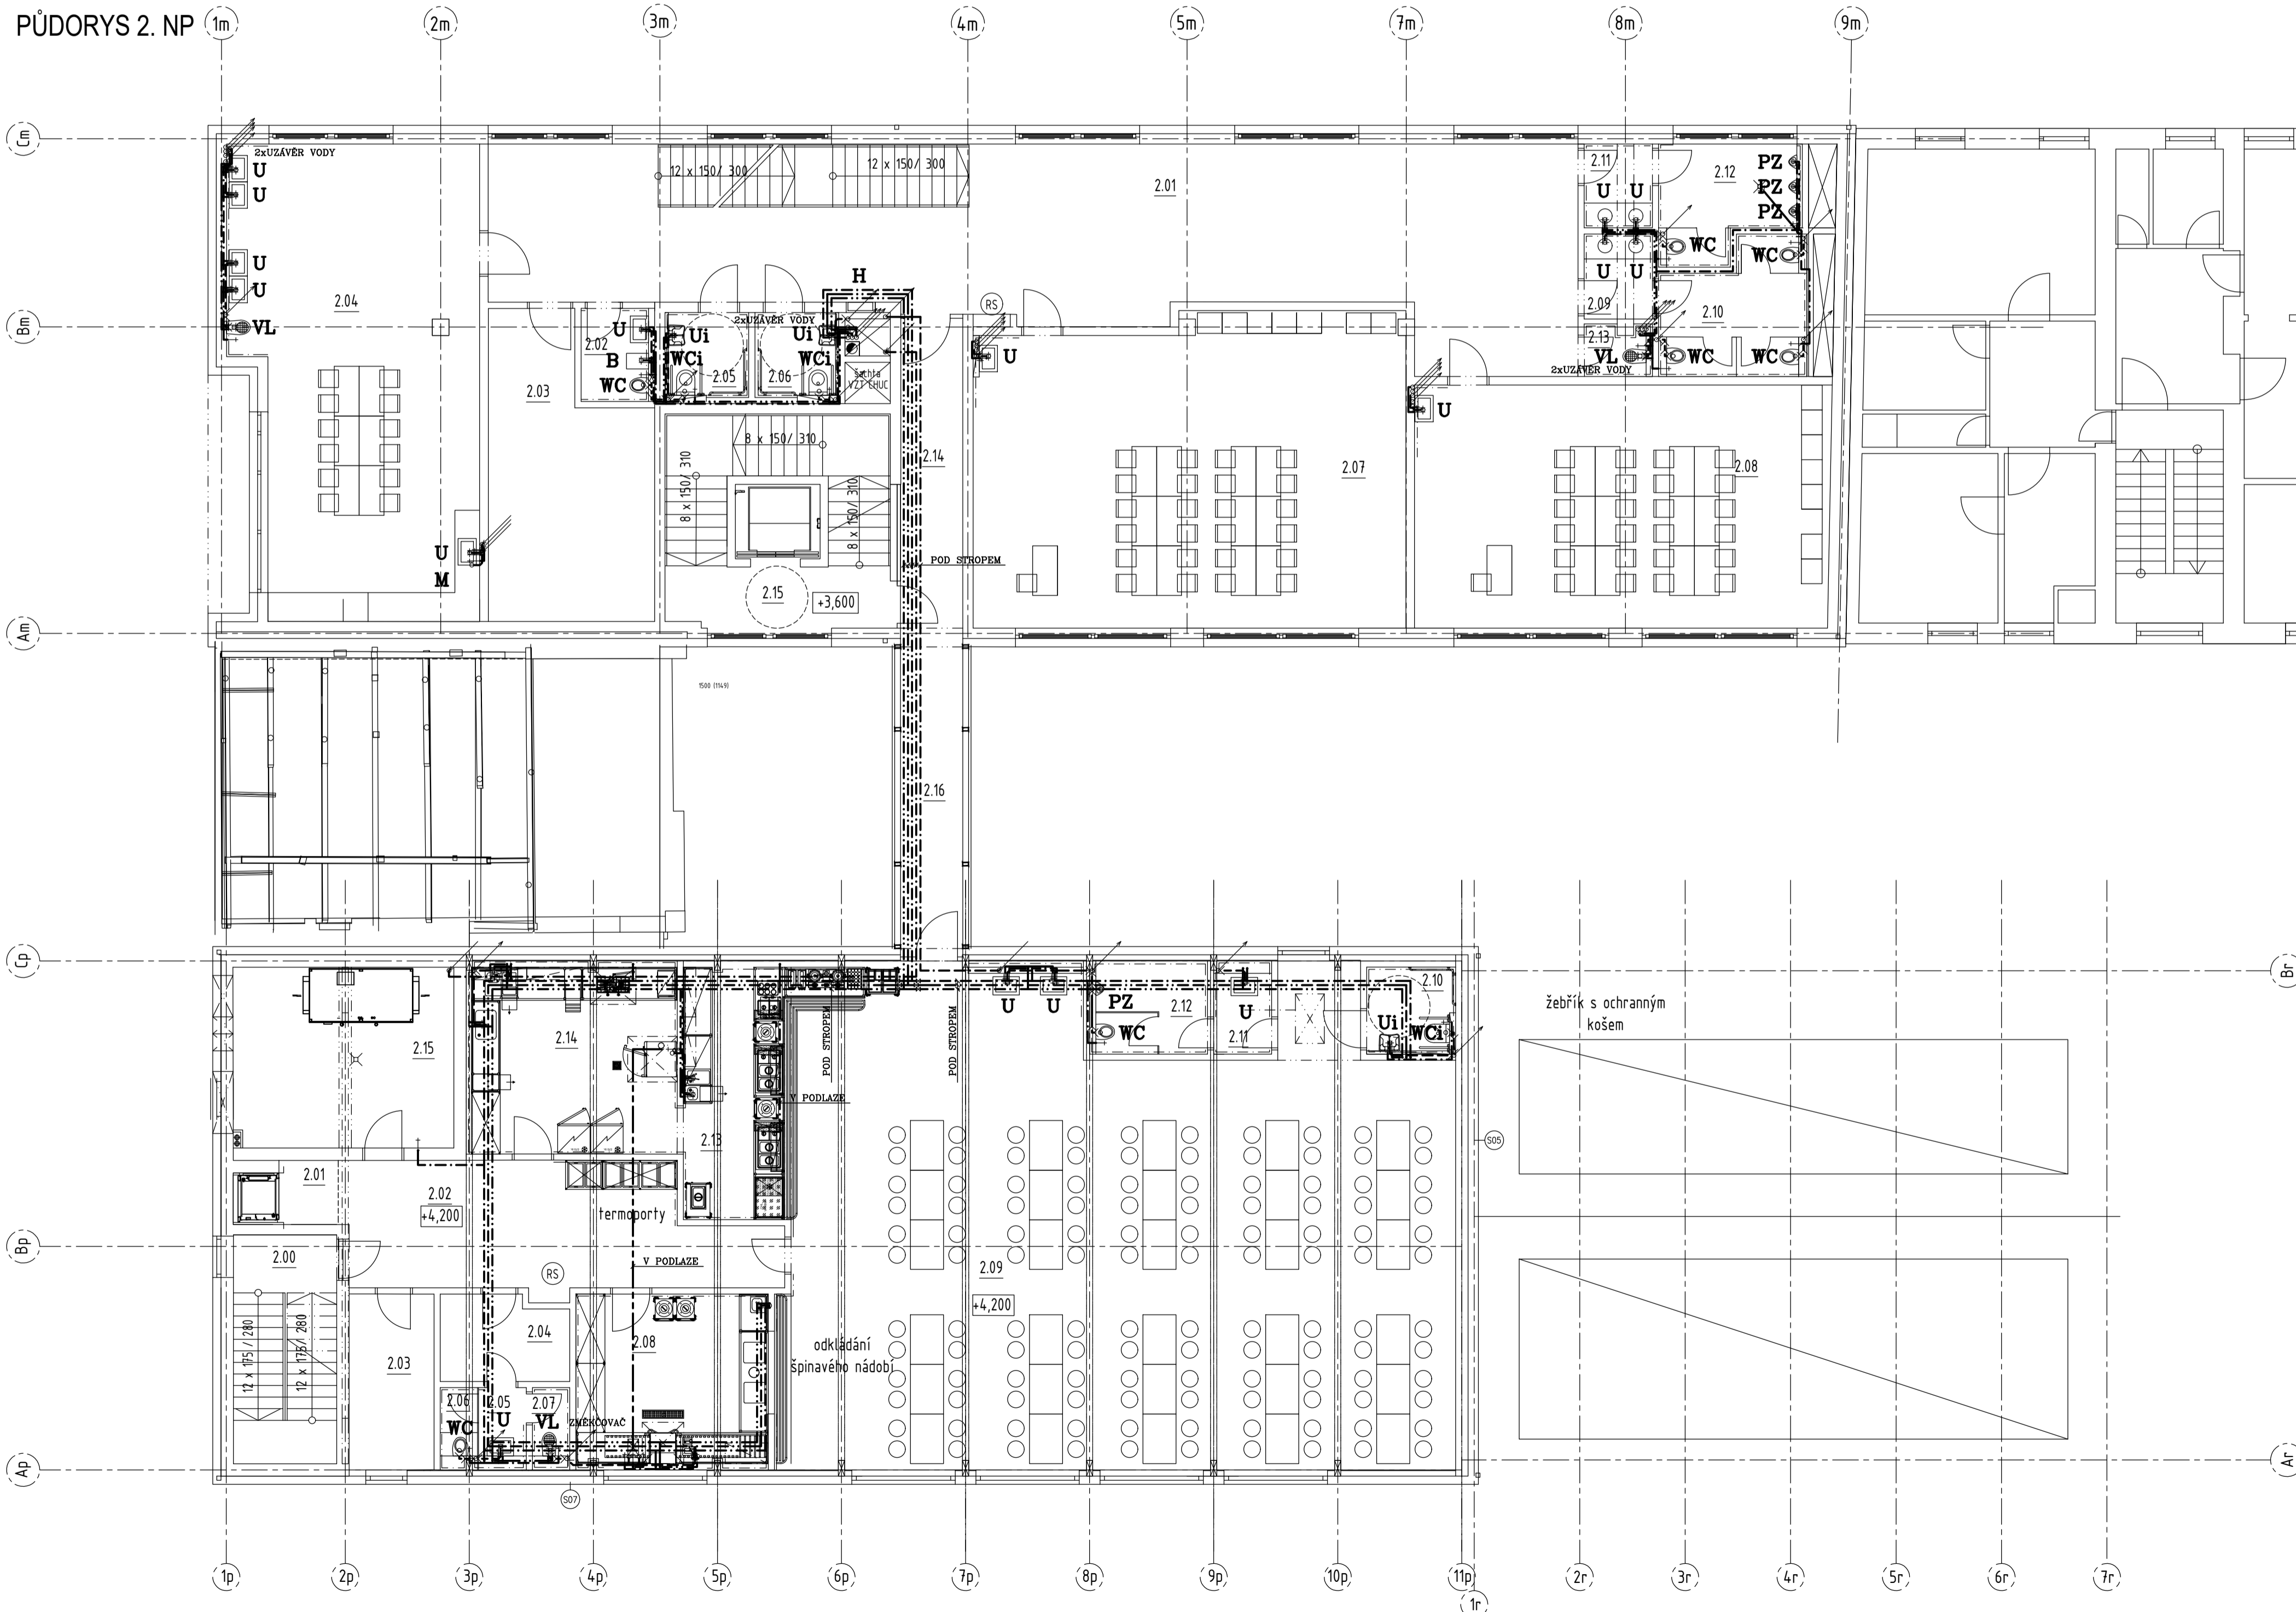

LEGENDA

- ROZVOD POŽÁRNÍ VODY
- ROZVOD STUDENÉ (PITNÉ) VODY
- ROZVOD UPRAVENÉ VODY (změkčené - v kuchyni)
- ROZVOD TEPLÉ VODY
- CIRKULACE
- POTRUBÍ PŘIPOJOVACÍ
- POTRUBÍ ODPADNÍ A SVODNÉ

- WC** KLOZET Z BÍLEHO DITURVITU, ZÁVĚSNÝ  
NÁDRŽKA VESTAVNÁ
- WCi** JAKO WC - úprava pro invalidy
- U** UMYVADLO Z BÍLEHO DITURVITU, SIFON  
BATERIE UMYVADLOVÁ PÁKOVÁ STOJÁNKOVÁ
- Ui** UMYVADLO Z BÍLEHO DITURVITU INVALIDNÍ, SIFON  
BATERIE UMYVADLOVÁ PÁKOVÁ S PRODLOUŽENOU PÁKOU
- PZ** PISOÁR Z BÍLEHO DITURVITU, SIFON  
AUTOMATICKÉ SPLACHOVACÍ ZARÍZENÍ vč. zdroje
- S** SPRCHOVÝ KOUT, VANIČKA SPRCHOVÁ  
BATERIE SPRCHOVÁ PÁKOVÁ S PŘÍSLUŠENSTVÍM
- VL** VÝLEVKVA Z BÍLEHO DITURVITU, NÁDRŽKA SPLACHOVACÍ  
BATERIE DŘEZOVÁ PÁKOVÁ NÁSTĚNNÁ
- D** DŘEZ VESTAVNÝ - dodávka kuchyňské linky, SIFON  
BATERIE DŘEZOVÁ PÁKOVÁ STOJÁNKOVÁ
- M** MYČKA NÁDOBÍ, SIFON, PRAČKOVÝ VENTIL
- ZO** EL. ZÁSOBNÍKOVÝ OHŘÍVAČ VODY - dodávka ÚT
- H** HYDRANT TYP D 25 S TVAROVĚ STÁLOU HADICÍ

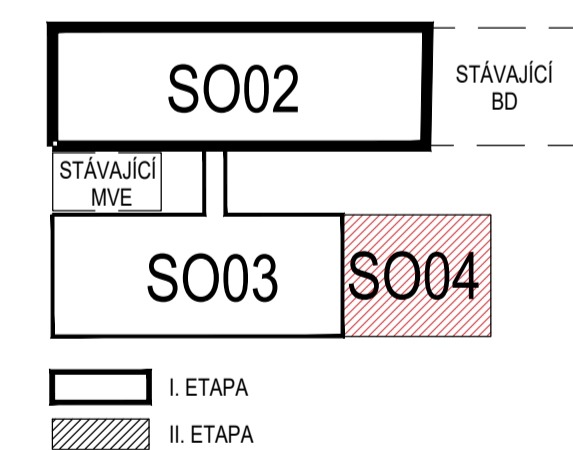

ZODPOVĚDNÝ PROJEKTANT Ing. Zbyněk Holešovský Zengrova 6, 615 00 Brno gsm : +420 604 231 439 email: holesovsky@dh.cz		RAZÍTKO, PODPIS	
OBJEDNATEL Mlýnský ostrov, s.r.o. Fužnerova nábř. 27, 664 01 Blatovice nad Svitavou		DATUM 01/2023	
ZHOTOVITEL P.P. Architects s.r.o. Slovinská 29, 612 00 Brno		STUPĚN DUR+DSP	
NÁZEV AKCE <b>"REVITALIZACE LOKALITY MLÝNSKÝ OSTROV"</b>		ČÍSLO PARÉ	
ČÁST D.1.4 TECHNIKA PROSTŘEDÍ STAVEB		OZN. OBJEKTU SO 02 SO 03 SO 04	
ZPRACOVATEL ČÁSTI LDH spol. s r.o., Zengrova 6, 615 00 Brno		PROJEKTOVÁ ČÁST <b>D.1.4.a</b>	
VYPRACOVAL Ing. Zbyněk Holešovský		MĚŘÍTKO 1:100	
a) ZDRAVOTNÉ TECHNICKÉ INSTALACE		ČÍSLO VÝKRESU 04	
NÁZEV VÝKRESU PŮDORYS 2.NP			