



PŮDORYS 4. NP

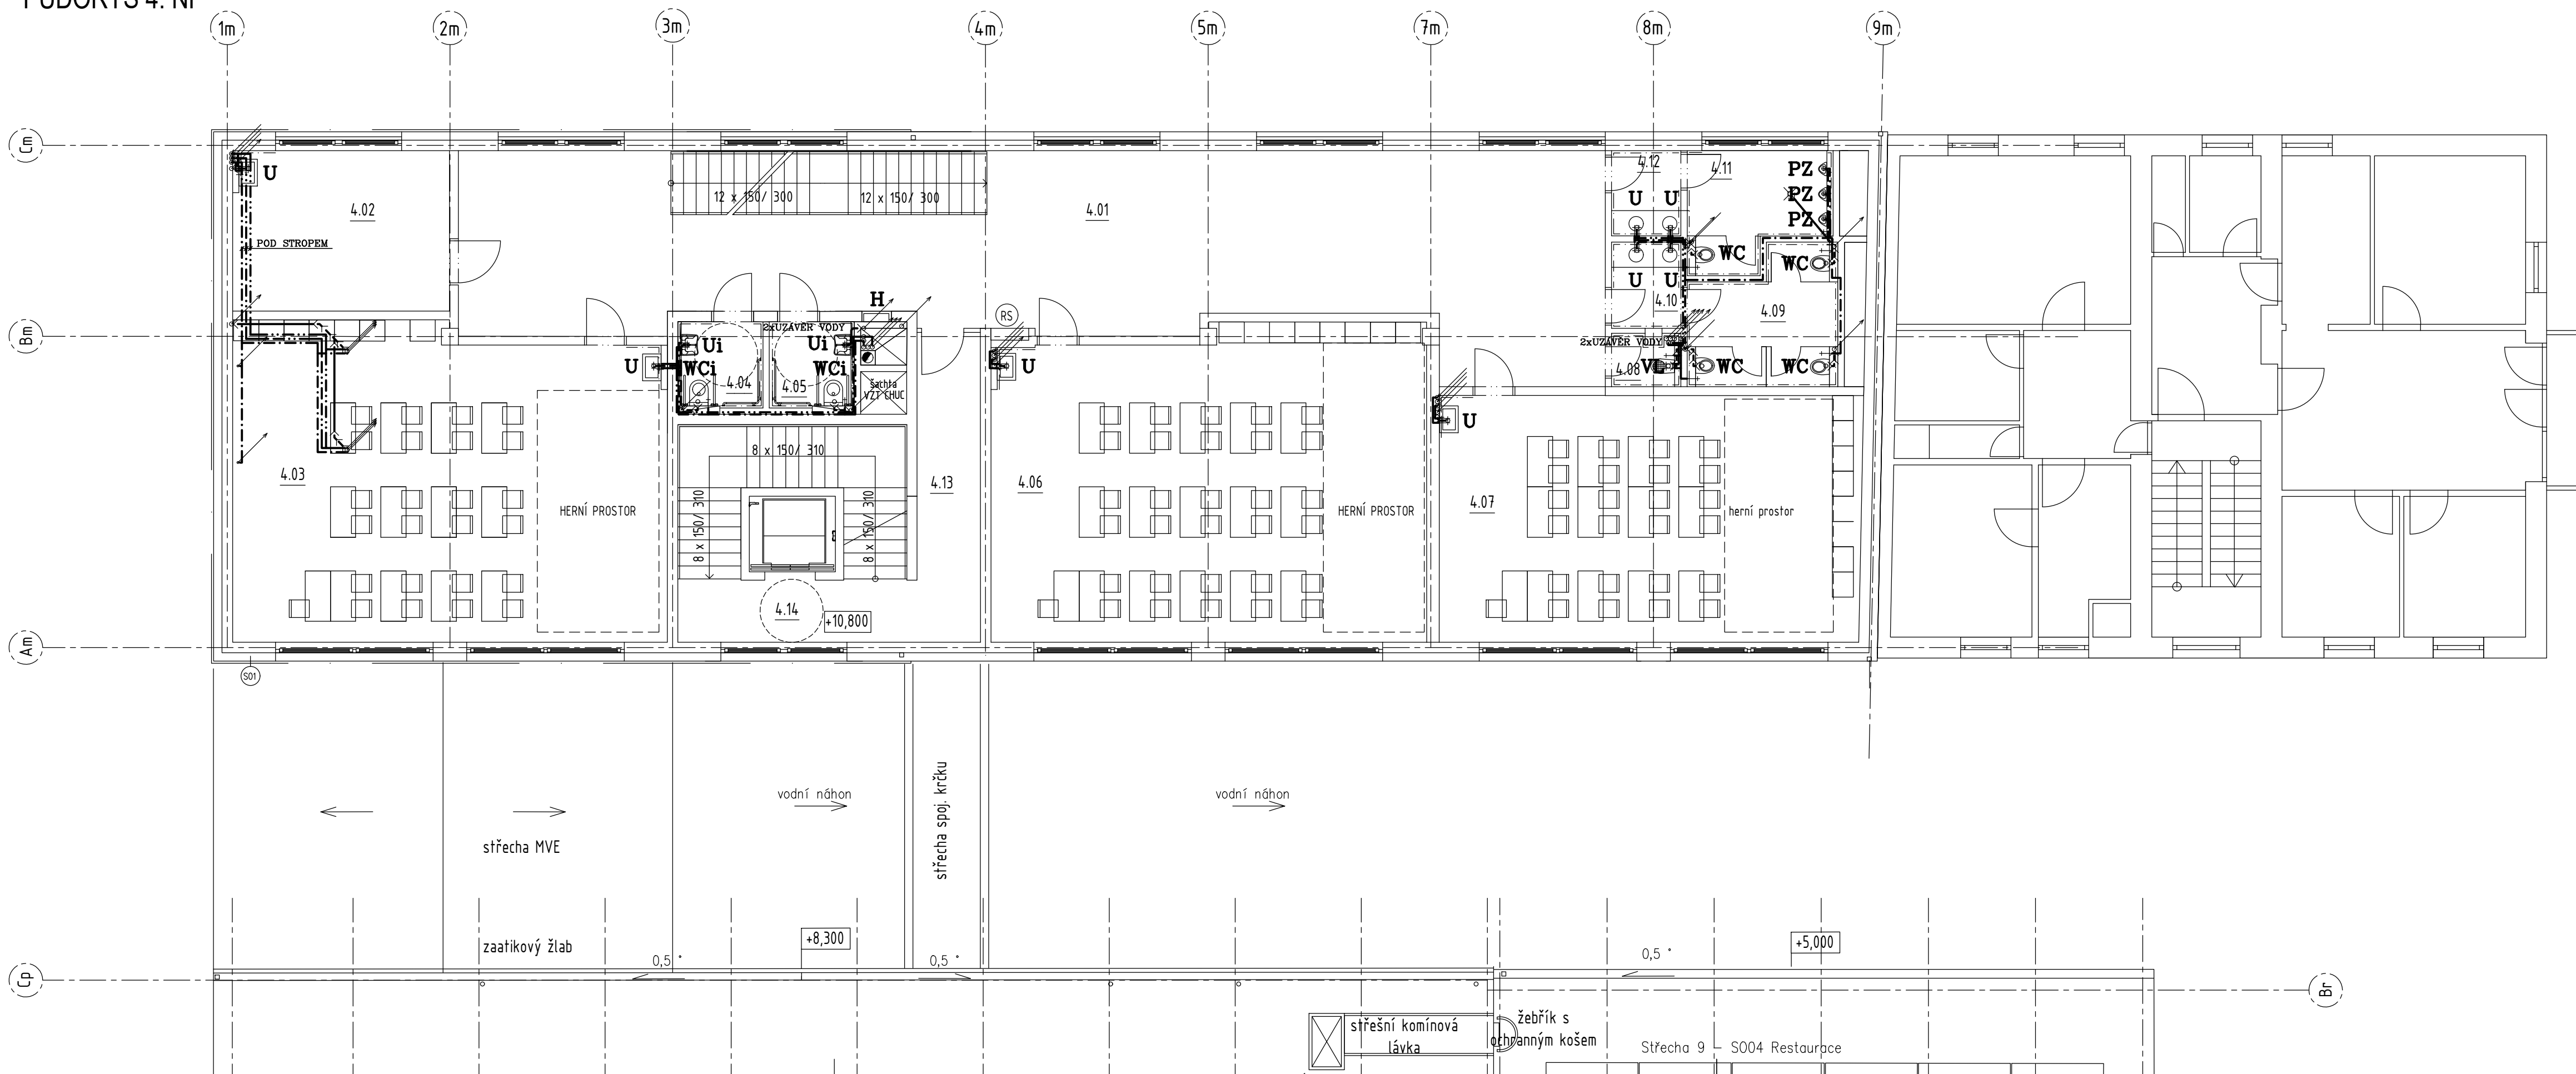

LEGENDA

- ROZVOD POŽÁRNÍ VODY
- ROZVOD STUDENÉ (PITNÉ) VODY
- ROZVOD UPRAVENÉ VODY (změkčené - v kuchyni)
- ROZVOD TEPLÉ VODY
- CÍRKULACE
- POTRUBÍ PŘIPOJOVACÍ
- POTRUBÍ ODPADNÍ A SVODNÉ

- WC** KLOZET Z BÍLEHO DITURVITU, ZÁVĚSNÝ
NÁDRŽKA VESTAVNÁ
- WCi** JAKO WC - úprava pro invalidy
- U** UMYVADLO Z BÍLEHO DITURVITU, SIFON
BATERIE UMYVADLOVÁ PÁKOVÁ STOJÁNKOVÁ
- Ui** UMYVADLO Z BÍLEHO DITURVITU invalidní, SIFON
BATERIE UMYVADLOVÁ PÁKOVÁ s prodlouženou pákou
- PZ** PISOÁŘ Z BÍLEHO DITURVITU, SIFON
AUTOMATICKÉ SPLACHOVACÍ ZAŘÍZENÍ vč. zdroje
- S** SPRCHOVÝ KOUT, VANIČKA SPRCHOVÁ
BATERIE SPRCHOVÁ PÁKOVÁ S PŘÍSLUŠENSTVÍM
- VL** VÝLEVKVA Z BÍLEHO DITURVITU, NÁDRŽKA SPLACHOVACÍ
BATERIE DŘEZOVÁ PÁKOVÁ NÁSTĚNNÁ
- D** DŘEZ VESTAVNÝ - dodávka kuchyňské linky, SIFON
BATERIE DŘEZOVÁ PÁKOVÁ STOJÁNKOVÁ
- M** MYČKA NÁDOBÍ, SIFON, PRAČKOVÝ VENTIL
- ZO** EL. ZÁSOBNÍKOVÝ OHRÍVAČ VODY - dodávka ÚT
- H** HYDRANT TYP D 25 S TVAROVÉ STÁLÓU HADICÍ

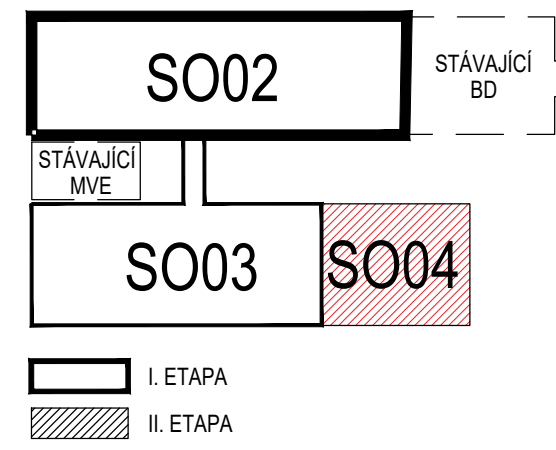

ZODPOVĚDNÝ PROJEKTANT Ing. Zbyněk Holešovský Zengrova 6, 615 00 Brno gsm : +420 604 231 439 email: holesovsky@dh.cz	RAZÍTKO, PODPIS
OBJEDNATEL Mlýnský ostrov, s.r.o. Fugnerovo nábř. 27, 664 01 Bilovice nad Svitavou	DATUM 01/2023
ZHOTOVITEL P.P. Architects s.r.o. Slovinská 29, 612 00 Brno	STUPEŇ DUR+DSP
NÁZEV AKCE "REVITALIZACE LOKALITY MLÝNSKÝ OSTROV"	CÍSLO PARE
ČÁST D.1.4 TECHNIKA PROSTŘEDÍ STAVEB	OZN. OBJEKTU SO 02 SO 03 SO 04
ZPRACOVATEL ČÁSTI LDH spol. s r.o., Zengrova 6, 615 00 Brno	PROJEKTOVÁ ČÁST D.1.4.a
VYPRACOVAL Ing. Zbyněk Holešovský	MĚŘÍTKO 1:100
a) ZDRAVOTNÉ TECHNICKÉ INSTALACE	CÍSLO VÝKRESU 06
NÁZEV VÝKRESU PŮDORYS 4.NP	