



PŮDORYS 5. NP

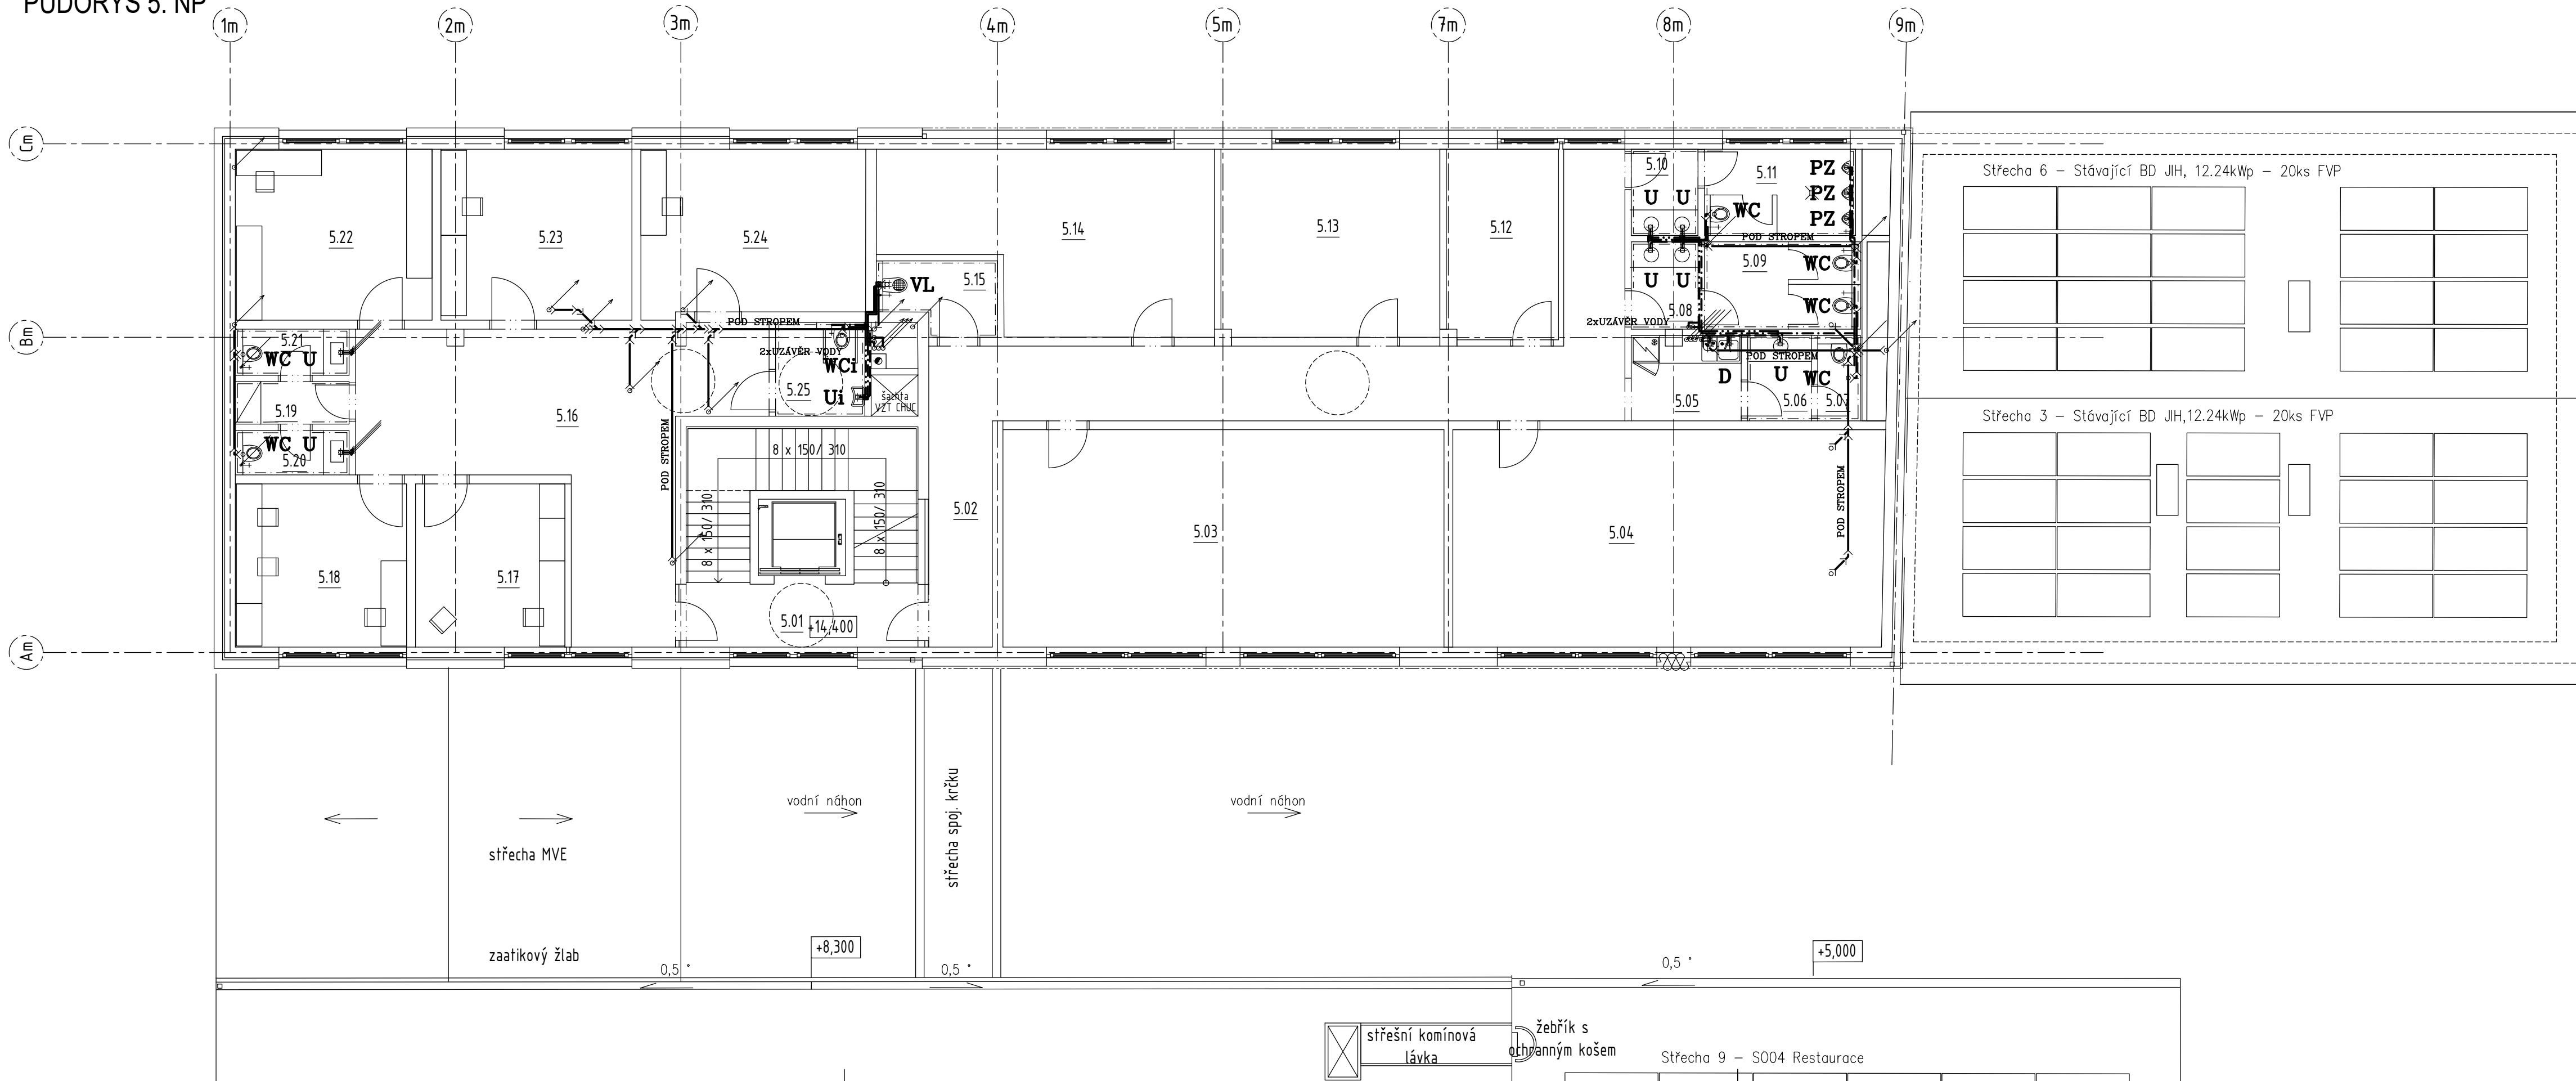

LEGENDA

- ROZVOD POŽÁRNÍ VODY
- ROZVOD STUDENÉ (PITNÉ) VODY
- ROZVOD UPRAVENÉ VODY (změkčené - v kuchyni)
- ROZVOD TEPLÉ VODY
- CÍRKULACE
- POTRUBÍ PŘIPOJOVACÍ
- POTRUBÍ ODPADNÍ A SVODNÉ

- WC** KLOZET Z BÍLÉHO DITURVITU, ZÁVĚSNÝ  
NÁDRŽKA VESTAVNÁ
- WCi** JAKO WC - úprava pro invalidy
- U** UMYVADLO Z BÍLÉHO DITURVITU, SIFON  
BATERIE UMYVADLOVÁ PÁKOVÁ STOJÁNKOVÁ
- Ui** UMYVADLO Z BÍLÉHO DITURVITU invalidní, SIFON  
BATERIE UMYVADLOVÁ PÁKOVÁ s prodlouženou pákou
- PZ** PISOÁŘ Z BÍLÉHO DITURVITU, SIFON  
AUTOMATICKÉ SPLACHOVACÍ ZAŘÍZENÍ vč. zdroje
- S** SPRCHOVÝ KOUT, VANIČKA SPRCHOVÁ  
BATERIE SPRCHOVÁ PÁKOVÁ S PŘÍSLUŠENSTVÍM
- VL** VÝLEVKA Z BÍLÉHO DITURVITU, NÁDRŽKA SPLACHOVACÍ  
BATERIE DŘEZOVÁ PÁKOVÁ NÁSTĚNNÁ
- D** DŘEZ VESTAVNÝ - dodávka kuchyňské linky, SIFON  
BATERIE DŘEZOVÁ PÁKOVÁ STOJÁNKOVÁ
- M** MYČKA NÁDOBÍ, SIFON, PRAČKOVÝ VENTIL
- ZO** EL. ZÁSOBNÍKOVÝ OHRÍVAČ VODY - dodávka ÚT
- H** HYDRANT TYP D 25 S TVAROVÉ STÁLÓU HADICÍ

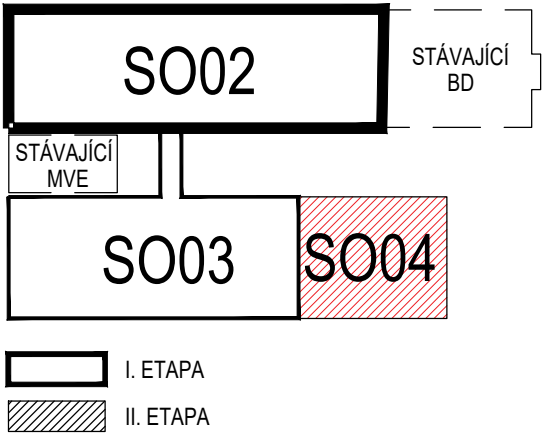

ZODPOVĚDNÝ PROJEKTANT Ing. Zbyněk Holešovský Zengrova 6, 615 00 Brno gsm : +420 604 231 439 email: holesovsky@dh.cz	RAZÍTKO, PODPIS
OBJEDNATEL Mlýnský ostrov, s.r.o. Fugnerovo nábř. 27, 664 01 Bilovice nad Svitavou	
ZHOTOVITEL P.P. Architects s.r.o. Slovinská 29, 612 00 Brno	
NÁZEV AKCE <b>"REVITALIZACE LOKALITY MLÝNSKÝ OSTROV"</b>	DATUM 01/2023 STUPEŇ DUR+DSP ČÍSLO PARE
ČÁST D.1.4 TECHNICKÁ PROSTŘEDÍ STAVEB	
ZPRACOVATEL ČÁSTI LDH spol. s r.o., Zengrova 6, 615 00 Brno	OZN. OBJEKTU SO 02 SO 03 SO 04
VYPRACOVAL Ing. Zbyněk Holešovský	PRŮJEKTOVÁ ČÁST <b>D.1.4.a</b>
a) ZDRAVOTNÉ TECHNICKÉ INSTALACE	MĚŘÍTKO 1:100 ČÍSLO VÝKRESU 07
NÁZEV VÝKRESU PŮDORYS 5.NP	